



PARTE 1-1
ESCALA 1:50

Legenda	
	Bebedouro
	Caixa Sifonada
	Caixas Inspeção Esgoto Simples
	Joelho 45
	Joelho 45- sobre
	Junção simples
	Lavatório Residencial com sifão
	Máquina de Lavar Roupas DN 50mm
	Pia de Cozinha Residencial com Sifão 50mm
	Ramais de Ventilação
	Tanque de Lavar Roupas DN 40mm
	Vaso Sanitário c/ J90°

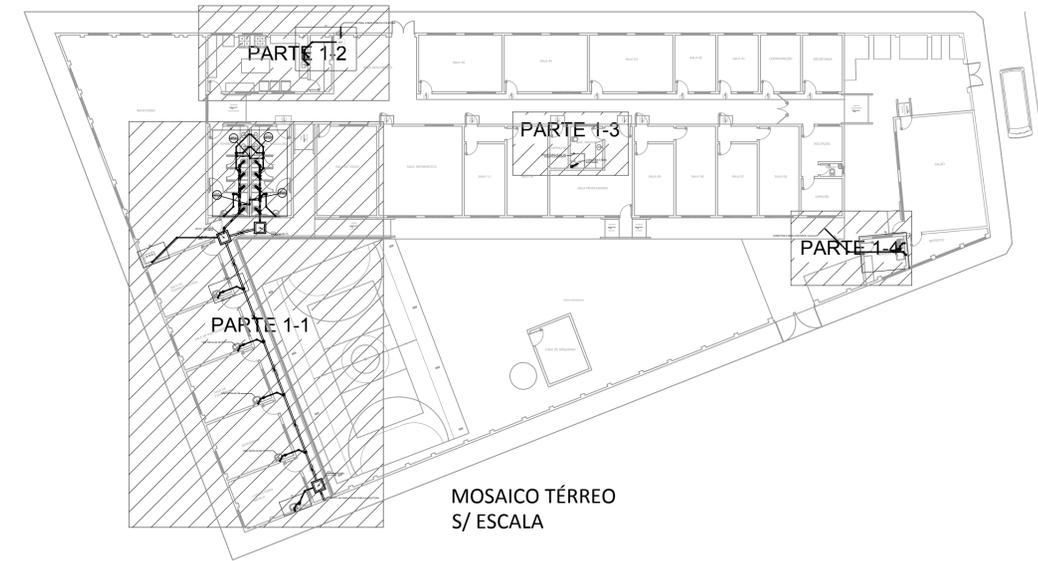


MOSAICO TÉRREO
S/ ESCALA

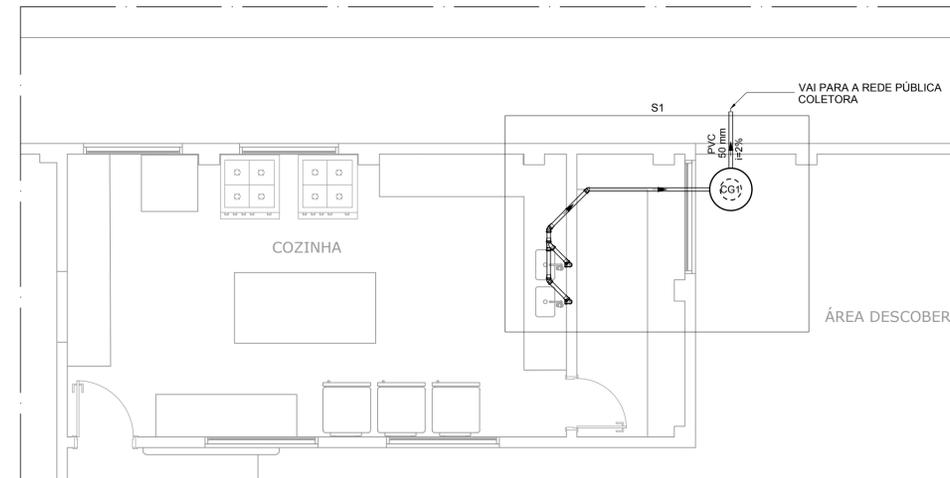

PARTE 1-2
ESCALA 1:50



PARTE 1-3
ESCALA 1:50

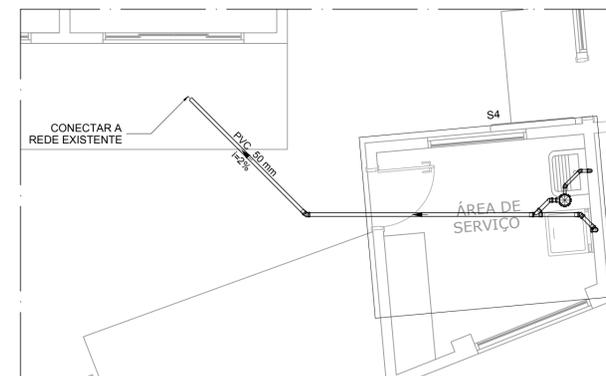

PARTE 1-4
ESCALA 1:50

- NOTAS:
1. TODOS OS TUBOS E CONEXÕES DA REDE DE ESGOTO SANITÁRIO SERÃO EM PVC RÍGIDO;
 2. ADOTAR DECLIVIDADE MÍNIMA DE 2% PARA OS TUBOS COM DIÂMETROS ATÉ Ø75MM E 1% PARA TUBOS COM DIÂMETROS ≥ Ø100MM;
 3. TODOS OS DIÂMETROS SÃO COTADOS EM MILÍMETROS;
 4. A COLUNA DE VENTILAÇÃO DEVE ULTRAPASSAR EM PELO MENOS 30 cm O NÍVEL DA COBERTURA, A FIM DE EVITAR ODORES;
 5. TODA TUBULAÇÃO DE VENTILAÇÃO DEVERÁ TER UM ACLIVE MÍNIMO DE 1%;
 6. AS TUBULAÇÕES VERTICAIS DAS COLUNAS DE VENTILAÇÃO SERÃO EMBUTIDAS NA ALVENARIA;
 7. OS TAMPÕES DE FERRO FUNDIDO DAS CAIXAS DE ESGOTO DEVERÃO TER NA SUA FACE EXTERNA A INSCRIÇÃO "ESGOTO SANITÁRIO" BEM VISÍVEL;
 8. AS COTAS DOS GREIDES NAS CAIXAS DE ESGOTO SÃO MÍNIMAS PODENDO AUMENTAR EM RAZÃO DAS DECLIVIDADES NATURAIS DO TERRENO, ANTES DA EXECUÇÃO DA OBRA, DEVEM SER VERIFICADAS AS COTAS NO TERRENO;
 9. PARA INSTALAR LOUÇAS CONSULTAR AINDA O PROJETO DE ARQUITETURA;
 10. EXECUTAR ESSE PROJETO JUNTAMENTE COM O PROJETO ESTRUTURAL;
 11. ANTES DA CONCRETAGEM PREVER PASSAGEM PARA TUBULAÇÕES DENTRO DOS LIMITES ESTABELECIDOS PELA NBR 6118:2014;

REV. 01	29/10/19	ATENDIMENTO AO RELATÓRIO DE ANÁLISE DO PROTOCOLO 70495/2019	DAC
REV. 00	28/08/19	EMIÇÃO INICIAL	DAC
REVISÃO: DATA :	DESCRÇÃO:		RESP.:

CLIENTE



Prefeitura Municipal
de Pouso Alegre

 Rua Miguel Vianna, nº 81, Sala 12 Bairro Morro Chic CEP: 37500-080 - Itajubá / MG Tel: (35) 3623-5720 www.dacengenharia.com.br	GERÊNCIA DE PROJETOS	DENIS DE SOUZA SILVA	CREA: MG-127.216/D
	COORDENAÇÃO DE PROJETOS	ALOSIO CAETANO FERREIRA	CREA: MG-97.132/D
	RESPONSÁVEL TÉCNICO	ENGR. CIVIL FLÁVIA C. BARBOSA	CREA: MG-187.842/D
	DESENHO	CAMILA DA SILVA ANDRADE	

EMPREENDIMENTO		REFORMA E AMPLIAÇÃO DO CEM PROF. TEREZINHA B. HARDY
ENDEREÇO	AVENIDA 19 DE OUTUBRO, 195 - SÃO CRISTÓVÃO POUSO ALEGRE - MINAS GERAIS	DISCIPLINA ESGOTO
ASSUNTO	PROJETO DE INSTALAÇÃO SANITÁRIA PLANTA BAIXA TÉRREO E LEGENDA	FASE DO PROJETO EXECUTIVO
		FOLHA Nº. 01/02

DATA INICIAL	ESCALA	REVISÃO	ARQUIVO
28/08/2019	INDICADA	R01	DAC-PMPA-THY-PE-ESG-R01.DWG