



PROJETO DE PREVENÇÃO E COMBATE A INCÊNDIO DA UBS JARDIM BRASIL  
ESCALA INDICADA




PLANTA BAIXA TÉRREO  
Escala: 1:100

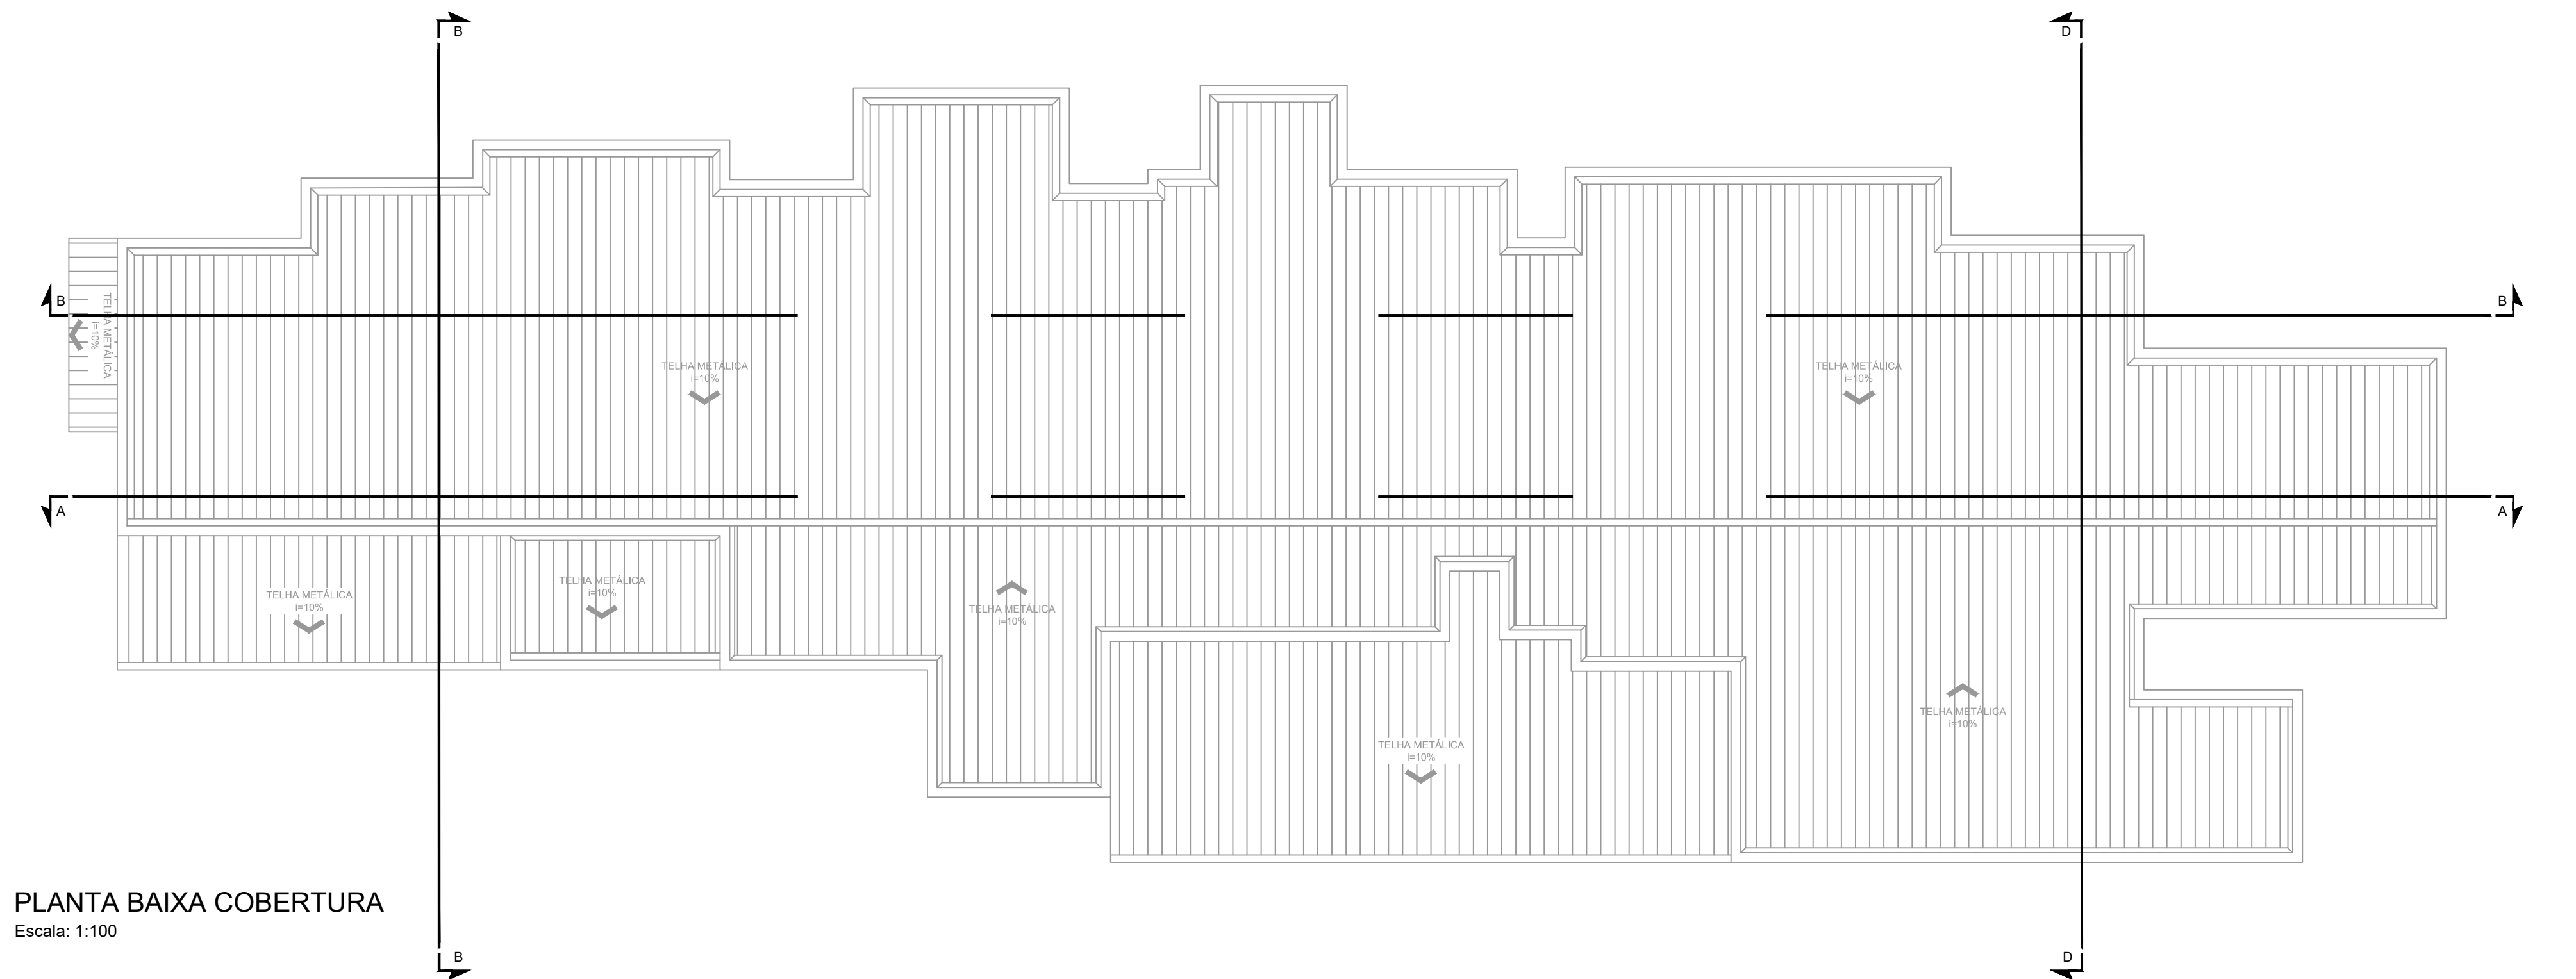



PLANTA BAIXA COBERTURA  
Escala: 1:100

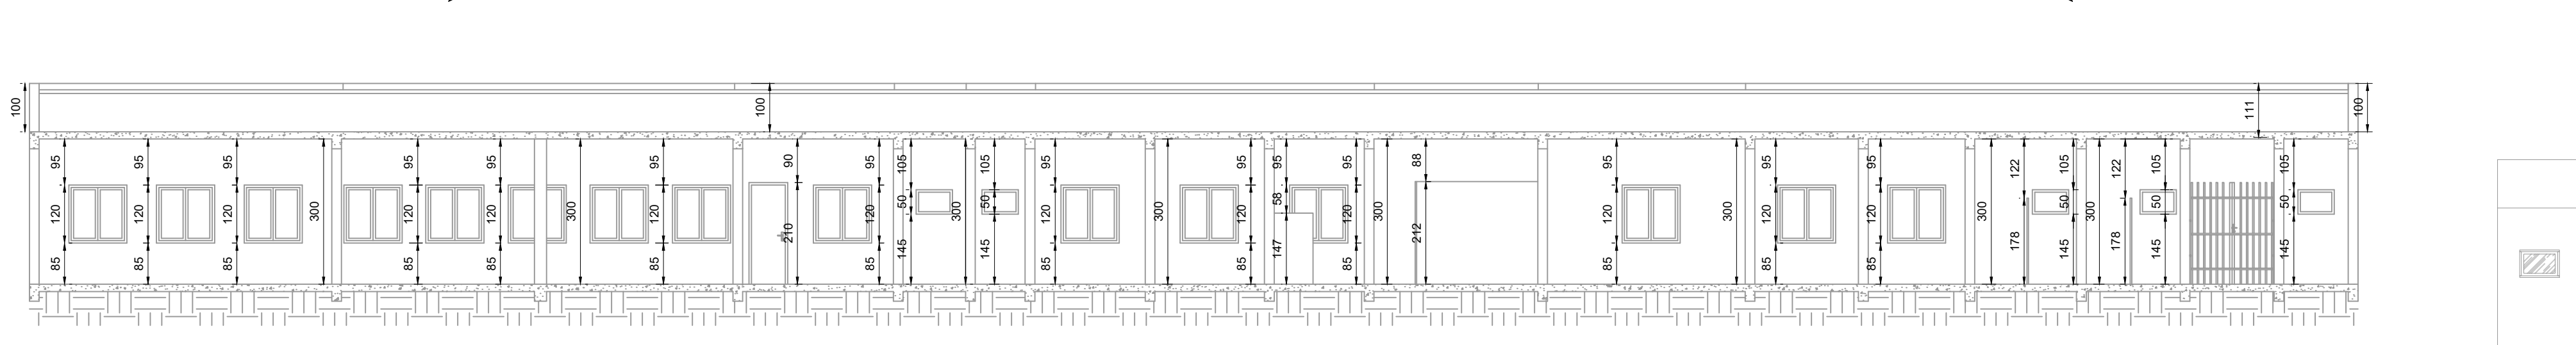

CORTE AA  
Escala: 1:100

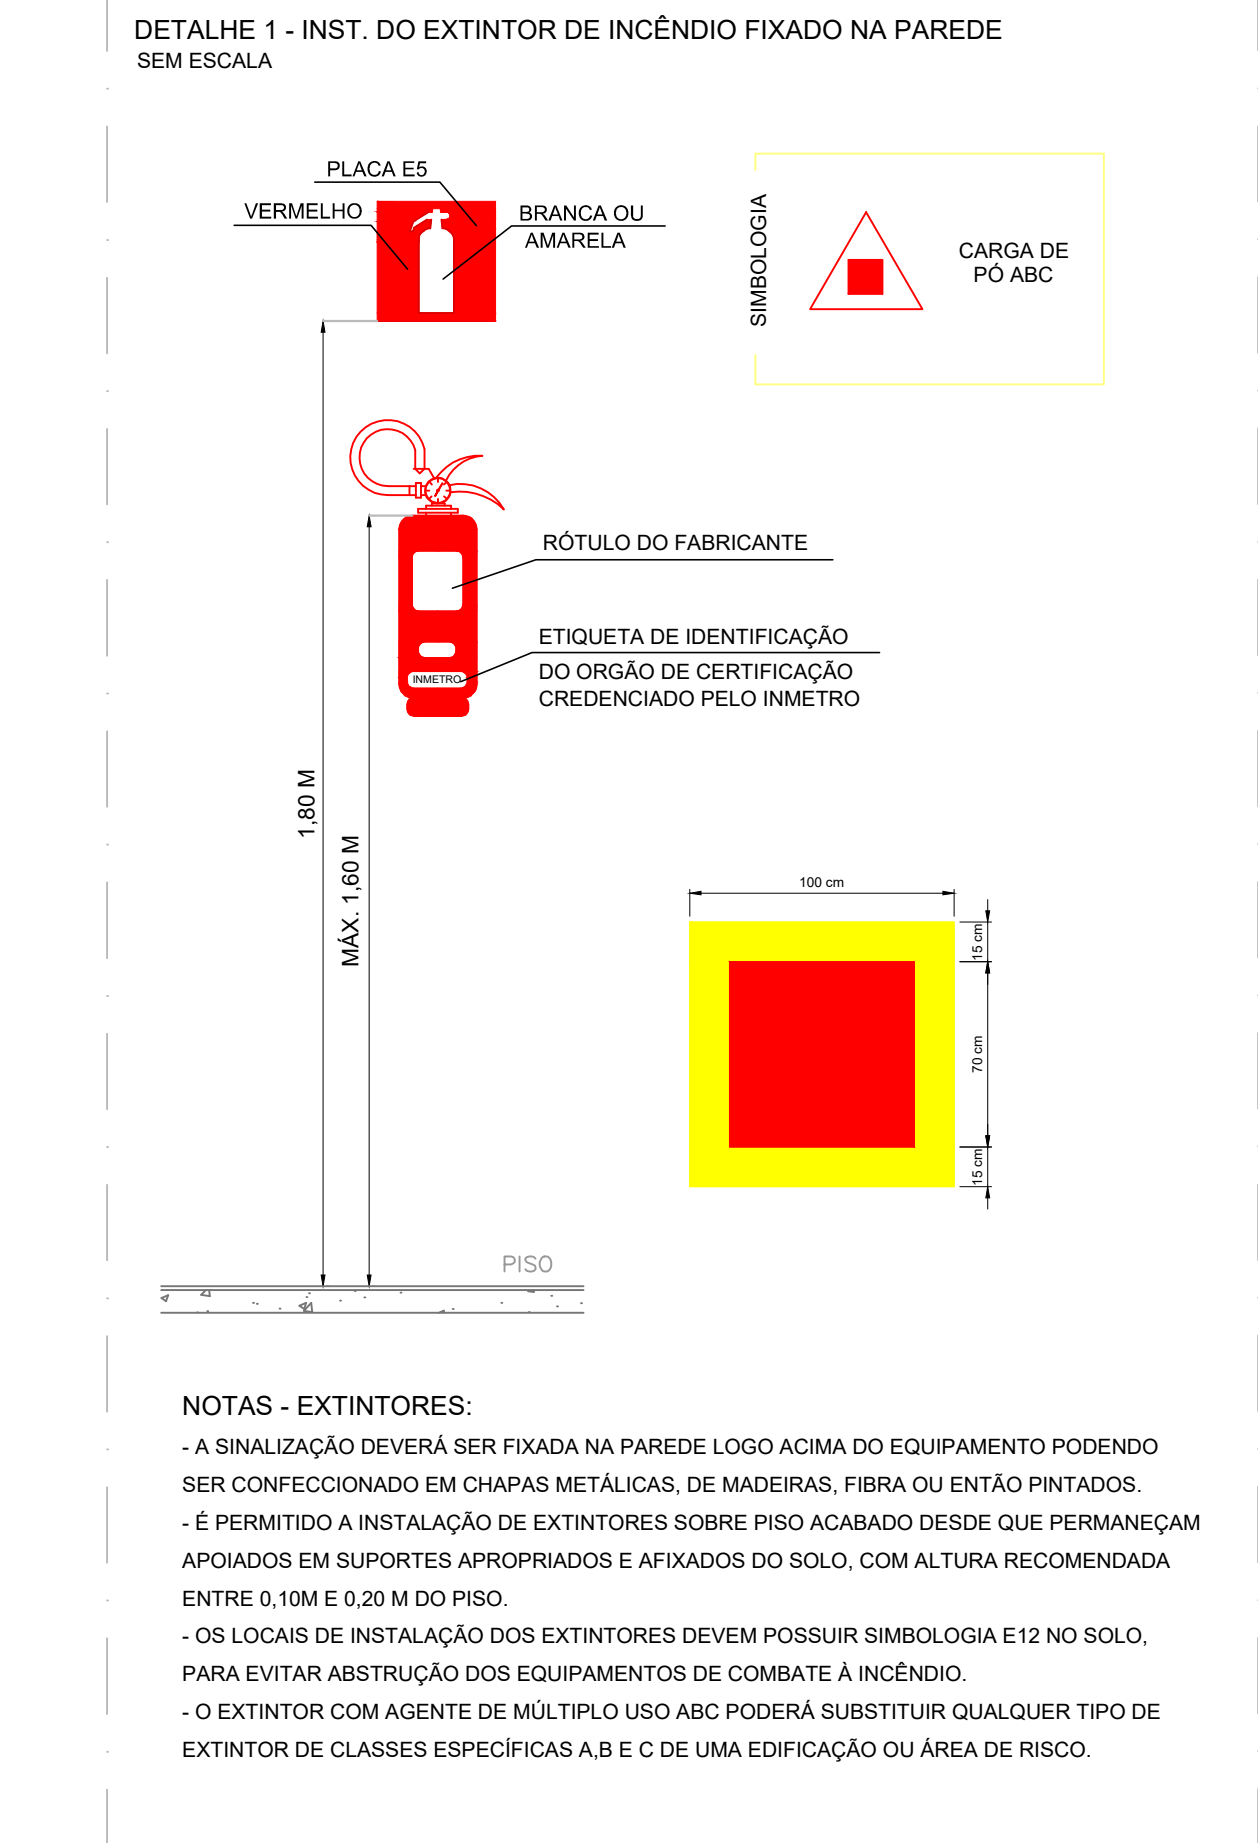

NOTAS - EXTINTORES:  
- A SINALIZAÇÃO DEVERÁ SER FIXADA NA PAREDE LOGO ACIMA DO EQUIPAMENTO PODENDO SER CONFECCIONADO EM CHAPAS METÁLICAS, DE MADEIRAS, FIBRA OU ENTÃO PINTADOS.  
- É PERMITIDO A INSTALAÇÃO DE EXTINTORES SOBRE PISO ACABADO DESDE QUE PERMANEÇAM APOIADOS EM SUPORTES APROPRIADOS E AFIXADOS DO SOLO, COM ALTIMURA RECOMENDADA ENTRE 0,10M E 0,20 M DO PISO.  
- OS LOCAIS DE INSTALAÇÃO DOS EXTINTORES DEVEM POSSUIR SIMBOLOGIA E12 NO SOLO, PARA EVITAR ABSTRUÇÃO DOS EQUIPAMENTOS DE COMBATE À INCÊNDIO.  
- O EXTINTOR COM AGENTE DE MÚLTIPLO USO ABC PODERÁ SUBSTITUIR QUALQUER TIPO DE EXTINTOR DE CLASSES ESPECÍFICAS A, B E C DE UMA EDIFICAÇÃO OU ÁREA DE RISCO.

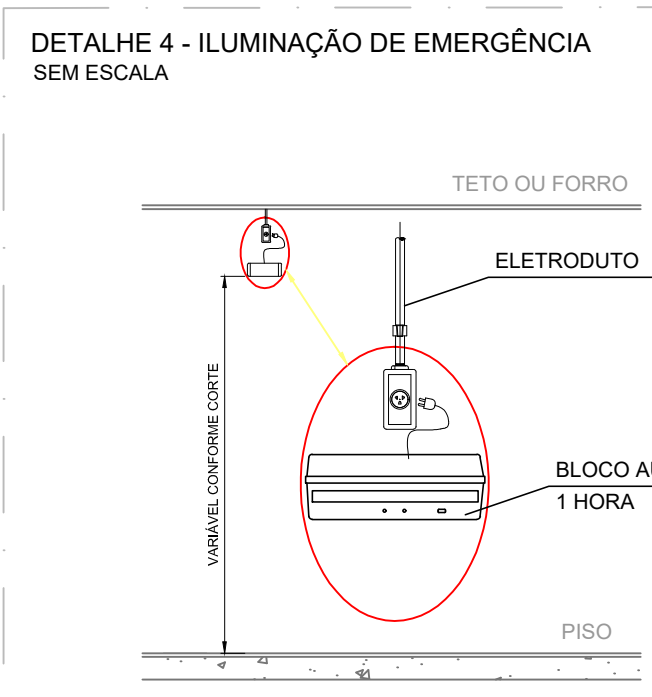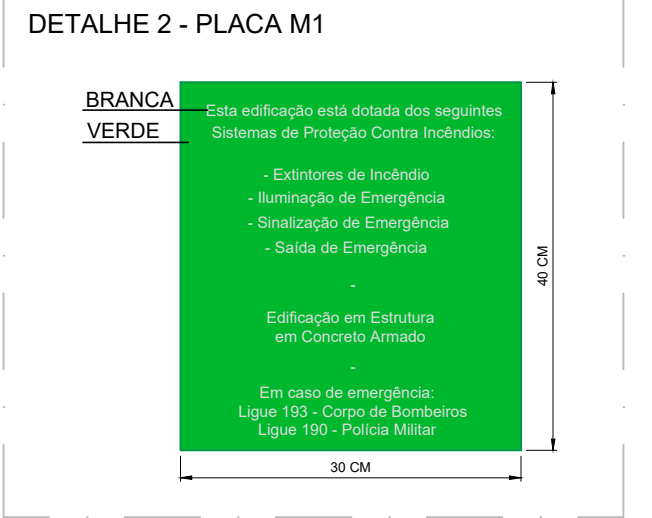

NOTAS - ILUMINAÇÃO DE EMERGÊNCIA:  
- TIPO DE SISTEMA: CONJUNTO DE BLOCOS AUTÔNOMOS  
- TIPO DE LÂMPADA: FLUORESCENTE OU LED  
- POTÊNCIA: 20 W  
- TENSÃO: 110V/220V  
- FLUXO LUMINOSO NOMINAL: 5 LUX  
- ÂNGULO DA DISPERSÃO DA LUZ: 180 GRAUS  
- VIDA ÚTIL DO ELEMENTO GERADOR DE LUZ: 02 ANOS  
- O SISTEMA DE ILUMINAÇÃO DE EMERGÊNCIA DEVERÁ FUNCIONAR NA FALTA DE ENERGIA ELÉTRICA POR UM PERÍODO MÍNIMO DE 01 HORA

SIMBOLOGIA PARA A SINALIZAÇÃO DE ORIENTAÇÃO E SALVAMENTO						
CODIGO	INSTALADOS	IDENTIF.	SIMBOLO	SIGNIFICADO	FORMA E COR	APLICACAO
S2	10	S2		SADA DE EMERGÊNCIA	PLACA COM SIMBOLOGIA RETANGULAR FUNDO VERDE E FICTOGRAMA FOTOLUMINESCENTE	INDICAÇÃO DE UMA SADA DE EMERGÊNCIA
S3	10	S3		SADA DE EMERGÊNCIA	PLACA COM SIMBOLOGIA RETANGULAR FUNDO VERDE E FICTOGRAMA FOTOLUMINESCENTE	INDICAÇÃO DE UMA SADA DE EMERGÊNCIA A SER FIXADA ACIMA DA PORTA PARA INDICAR SEU ACESSO
S12	02	S12		SADA DE EMERGÊNCIA	PLACA COM SIMBOLOGIA RETANGULAR FUNDO VERDE E FICTOGRAMA FOTOLUMINESCENTE	INDICAÇÃO DA SADA DE EMERGÊNCIA, COM O COMPLEMENTAÇÃO DO FICTOGRAMA FOTOLUMINESCENTE (SETA OU MARGEM, AMBOS)
M1	01	M1		VER DETALHE SINALIZAÇÃO NO PROJETO	PLACA QUADRADA OU RETANGULAR FUNDO VERDE MENSAGEM MEDIDA NÚMERO DO PAVIMENTO	NA ENTRADA PRINCIPAL DA EDIFICAÇÃO

SINALIZAÇÃO DE EQUIPAMENTOS DE COMBATE A INCÊNDIO						
CODIGO	INSTALADOS	IDENTIF.	SIMBOLO	SIGNIFICADO	FORMA E COR	APLICACAO
ES	03	ES		EXTINTOR DE INCÊNDIO	PLACA QUADRADA FUNDO VERMELHO FICTOGRAMA FOTOLUMINESCENTE	INDICAÇÃO DE LOCALIZAÇÃO DOS EXTINTORES DE INCÊNDIO
E12	03	E12		SINALIZAÇÃO DE SOLO PARA EQUIPAMENTOS DE COMBATE A INCÊNDIO (EXTINTORES, HIDRANTES E BARRIL)	PLACA QUADRADA FUNDO VERMELHO (0,10M X 0,10M) FICTOGRAMA BORDA AMARELA (LARGURA=10CM)	INDICAÇÃO DE LOCALIZAÇÃO DOS EQUIPAMENTOS DE COMBATE A INCÊNDIO PARA EVITAR SUBSTITUIÇÃO

QUADRO DE ÁREAS		
ÁREA DO TERRENO	1101,48 m²	
PAVIMENTO TÉRREO	579,86 m²	
TOTAL	579,86 m²	

ANEXO K - MEDIDAS DE SEGURANÇA INFORMATIVO - MEDIDAS DE SEGURANÇA	
EXTINTORES IT 16	CARGA DE PÔ ABC 2A-20B-C - (03 UNIDADES)
ILUMINAÇÃO DE EMERGÊNCIA	15 UNIDADES CONFORME IT-13
ALARME E DETECÇÃO	NÃO EXIGIDO
HIDRANTES	NÃO EXIGIDO
SINALIZAÇÃO DE EMERGÊNCIA	29 UNIDADES CONFORME IT-15
BRIGADA DE INCÊNDIO	NÃO EXIGIDO

CLASSIFICAÇÃO				
GRUPO	Ocupação	Divisão	Descrição	Exemplos
H	Serviço de Saúde e Institucional	H-6	Clínicas Médicas e Consultórios (Todos sem Internação)	Clínicas Médicas

CARGA DE INCÊNDIO - IT 09			
Ocupação/uso	Descrição	Divisão	Carga de Incêndio em MJ/m²
Serviço de Saúde e Institucional	Clínicas Médicas e Consultórios (Todos sem Internação)	H-6	200

QUADRO DE POPULAÇÃO - DIMENSIONAMENTO DAS SAÍDAS					
Grupo	Divisão	População	Acesso de Descarga	Ocupação Escadas e Rampas	Portas
H	H-6	Uma Pessoa por 7 m² de Área	60	45	100

NOTAS  
- MEDIDAS E NÍVEIS EM METROS;  
- VERIFICAR DETALHES PARA INSTALAÇÃO DOS ELEMENTOS DE SEGURANÇA;  
- ALTERAÇÕES NESTE PROJETO SOMENTE COM AUTORIZAÇÃO EXPRESSA DA EMPRESA PROJETISTA;  
REFERÊNCIAS:  
- PLANILHA DE QUANTITATIVOS;  
- MEMORIAL DESCRITIVO E ESPECIFICAÇÕES TÉCNICAS

REV. 00	30/05/22	EMISSÃO INICIAL	DAC
REVISÃO	DATA	DESCRIÇÃO	RESP.

**Prefeitura Municipal de Pouso Alegre**

**DAC Engenharia**  
Rua Miguel Vianna, nº 81, Sala 12  
Bairro Morro Chic  
CEP: 37500-080 - Itajubá / MG  
Tel: (35) 3623-5720  
www.dacengenharia.com.br

PROJETO: **REFORMA E AMPLIAÇÃO DA UBS JARDIM BRASIL**

COORDENAÇÃO DE PROJETOS: PEDRO HENRIQUE JUSTINIANO ENG. CIVIL  
COORDENAÇÃO DE PROJETOS: ALOISIO CAETANO FERREIRA CREA: MG-97.132/D  
RESPONSÁVEL TÉCNICO: ENGR. CIVIL SARA CONÇAVES VILAS BOAS DOS SANTOS CREA: MG-187.942/D  
PROJETADEUR: ENGR. CIVIL SARA CONÇAVES VILAS BOAS DOS SANTOS CREA: MG-187.942/D  
SERVENIO: ENGR. CIVIL SARA CONÇAVES VILAS BOAS DOS SANTOS

EMPRESAMENTO	REFORMA E AMPLIAÇÃO DA UBS JARDIM BRASIL	DISCIPLINA	INCÊNDIO
ENDEREÇO	RUA JOSÉ EXPEDITO DE CARVALHO, 95 - B. JARDIM BRASIL, POUSO ALEGRE - MINAS GERAIS	FASE DO PROJETO	EXECUTIVO
ASSUNTO	PLANTA BAIXA E COBERTURA, CORTES E FACHADA, DETALHES E TABELAS	FOLHA Nº	ÚNICA
DATA INICIAL	30/05/2022	ESCALA	INDICADA
REVISÃO	ROO	ARQUIVO	DAC-PMPA-UUB-PE-INC-ROO.DWG

FACHADA  
Escala: 1:100

