


PROJETO DE DRENAGEM PLUVIAL - REFORMA E AMPLIAÇÃO DA UBS JARDIM BRASIL
ESCALA INDICADA

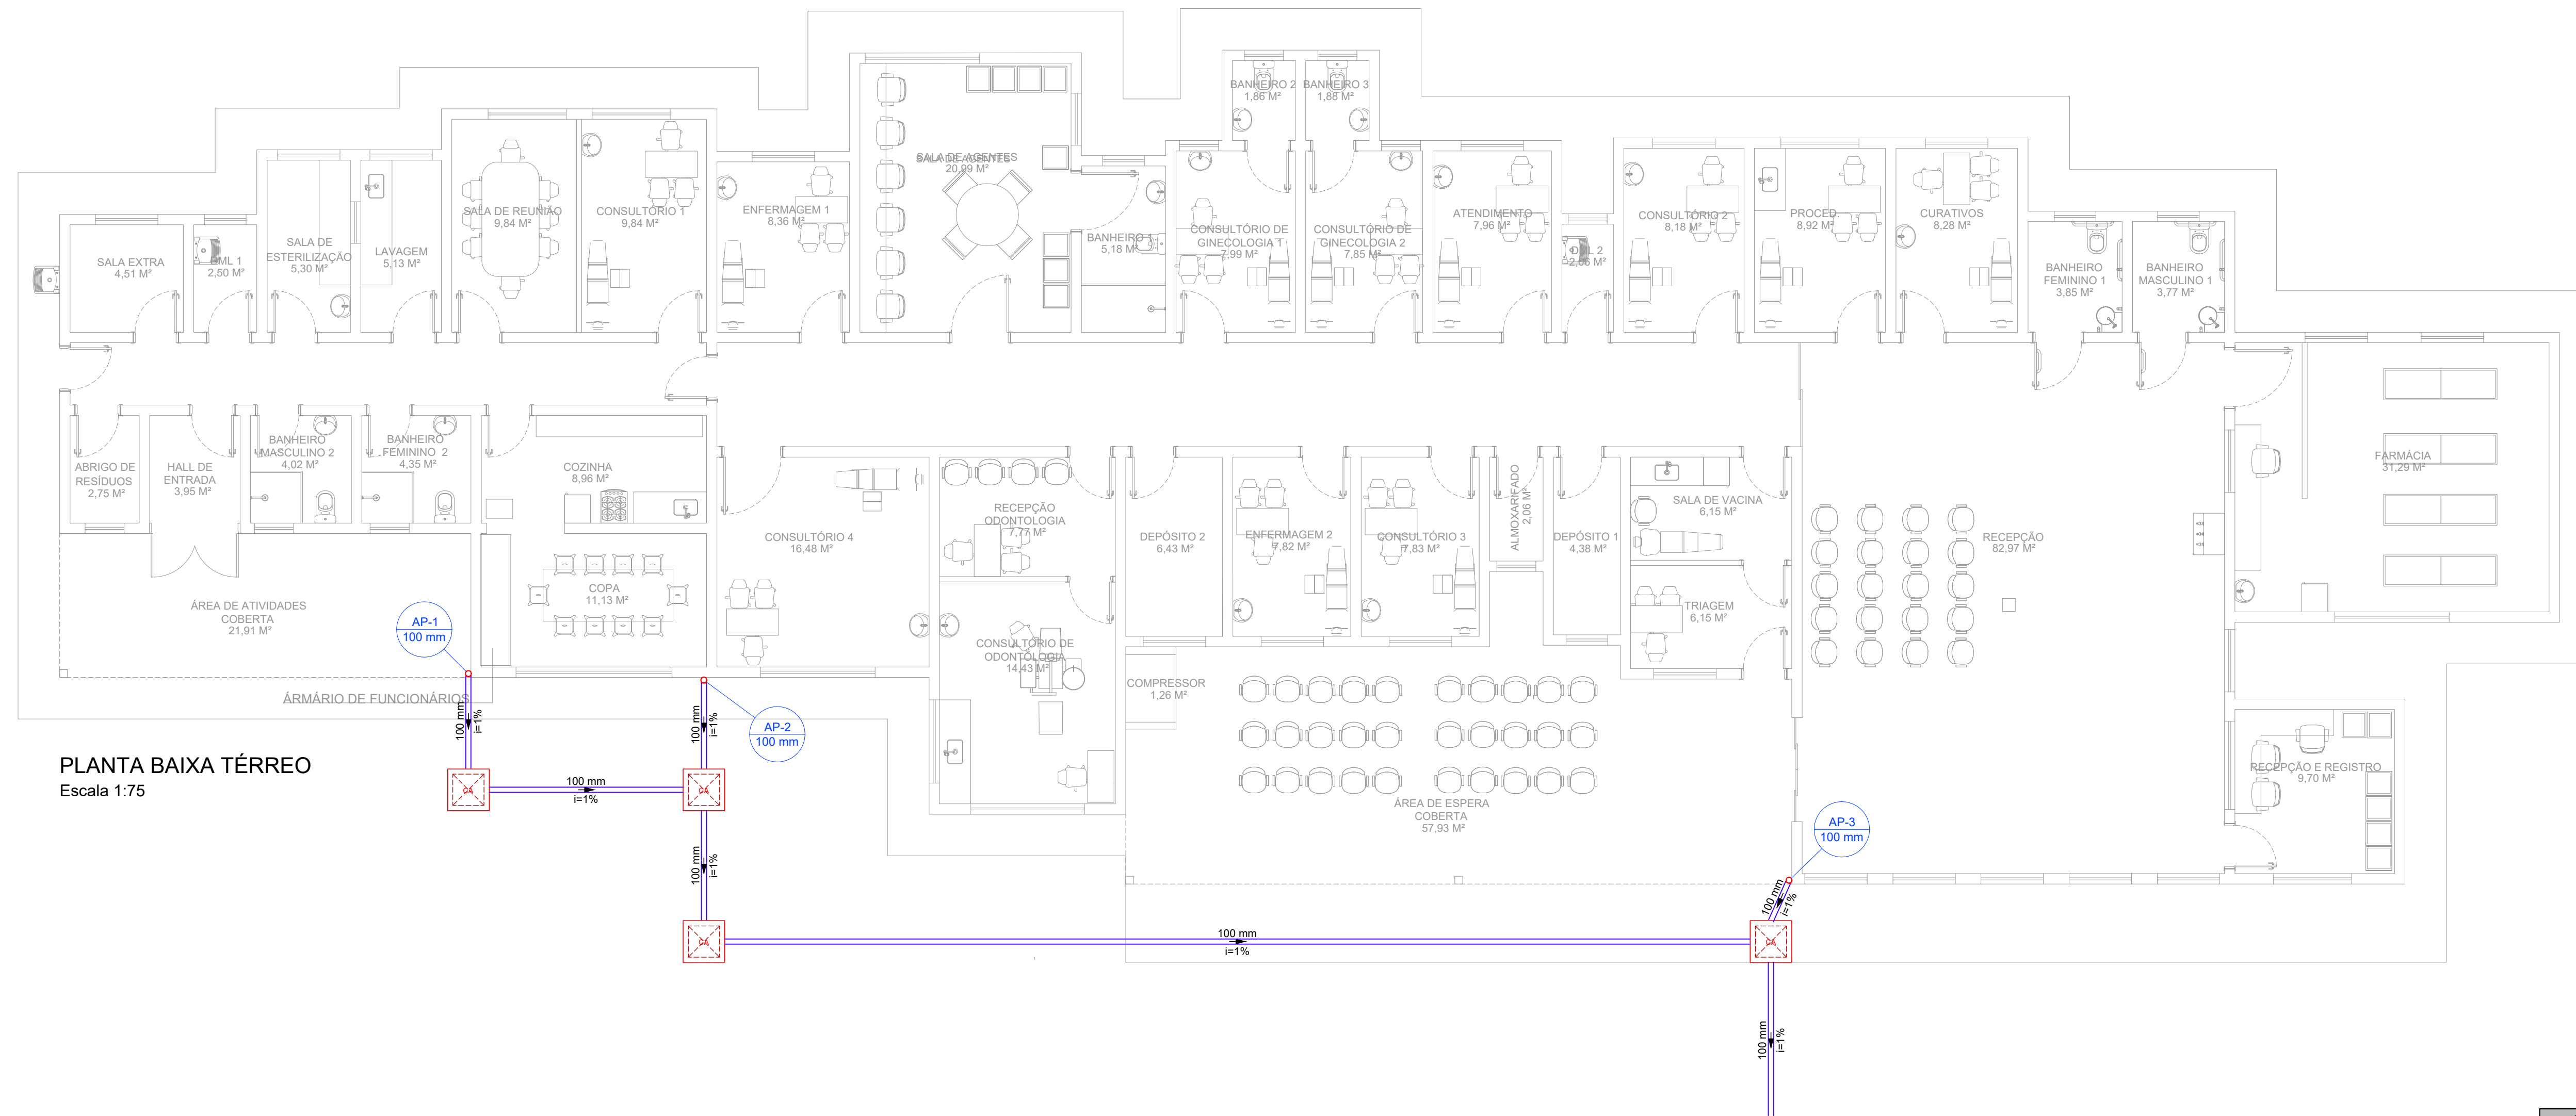


PLANTA BAIXA TÉRREO
Escala 1:75

Lista de materiais - TERREO	
Caixas de Passagem	
Caixa de areia pluvial sem grelha CA- 60x60cm	4 pç
PVC série R	
Joelho 90° Série R 100 mm	3 pç
Tubo PVC rígido Série R ponta lisa 100 mm	32,67 m
Legenda - TERREO	
	Caixa de areia pluvial simples
	Joelho 90° Serie R coluna

LEGENDA DE INDICAÇÕES:

	Rufo
	Calhas
	Condutores Horizontais
	Indicação de Sentido
	Indicação de Coluna D'Água
	Chapim Metálico

- NOTAS:
- SOBRE A PLATIBANDA NOVA DEVERÁ SER INSTALADO CHAPIM METÁLICO PARA PROTEÇÃO DA ALVENARIA DE REVESTIMENTO;
 - O ENCONTRO DOS NOVOS TELHADOS COM A ALVENARIA DEVERÃO SER PROTEGIDOS POR RUFOS, CONFORME POSICIONAMENTO EM PLANTA;
 - A CALHA DEVERÁ SER EM CHAPA DE AÇO GALVANIZADO NÚMERO 24;
 - A UNIÃO DAS PEÇAS EM AÇO GALVANIZADO DEVERÃO SER FEITAS MEDIANTE FIXAÇÃO COM RIBITES DE REPUXO E SOLDAGEM COM FILETE CONTÍNUO, APOS CONVENIENTE LIMPEZA / APLICAÇÃO DE FLUXO NAS CHAPAS A SEREM UNIDAS;
 - OS CONDUTORES PLUVIAIS E DESCIDA DEVERÃO SER DE PVC SÉRIE REFORÇADA COM DIÂMETRO NOMINAL DE 100 MM;
 - COLOCAR CORDÃO SELANTE EM TODO O ENCONTRO DO RUFO COM A ALVENARIA.

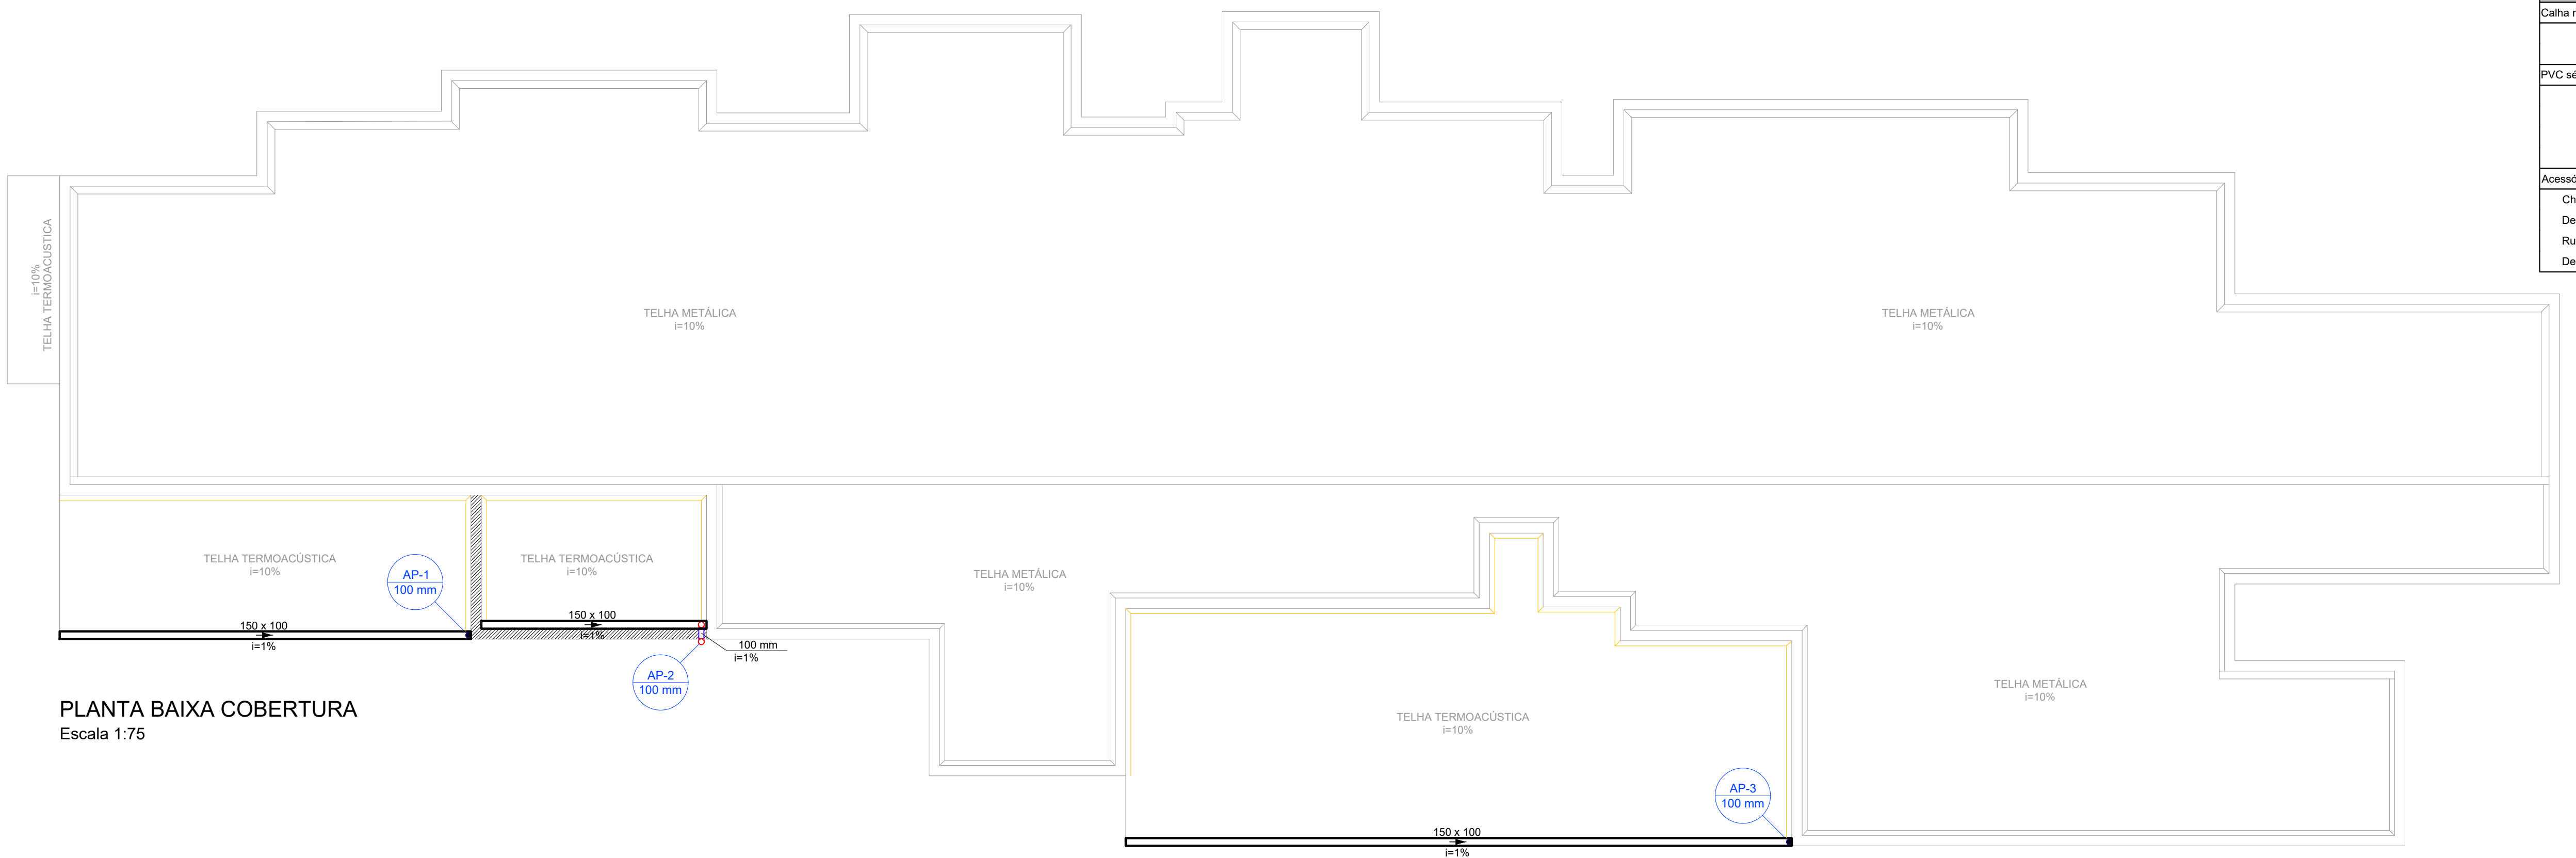

PLANTA BAIXA COBERTURA
Escala 1:75

Lista de materiais - COBERTURA	
Calha metálica	
Calha retangular 150 mm x 100 mm	25.10 m
PVC série R	
Joelho 90° Série R 100 mm	2 pç
Tubo PVC rígido Série R ponta lisa 100 mm	10.87 m
Acessórios	
Chapim Metálico - Chapa de Aço Galv. Desenvolvimento 35 cm	7.30 m
Rufo - Chapa de Aço Galv. Desenvolvimento 33 cm	43.50 m

Legenda - COBERTURA	
	Joelho 90° Serie R coluna

<p>PROJETO</p>	
<p>GERENCIA DE PROJETOS: PEDRO HENRIQUE JUSTINIANO ENG. CIVIL</p> <p>COORDENAÇÃO DE PROJETOS: ALDISO CAETANO FERREIRA CREA: MG-97.132/D</p> <p>RESPONSÁVEL TÉCNICO: ENG. CIVIL FLÁVIA C. BARBOSA CREA: MG-187.842/D</p> <p>PROJETO: ENG. CIVIL CAMILA DA SILVA ANDRADE</p> <p>DESENHO: ENG. CIVIL CAMILA DA SILVA ANDRADE</p>	
<p>EMPREENDIMENTO: REFORMA E AMPLIAÇÃO DA UBS JARDIM BRASIL</p>	
<p>ENDEREÇO: RUA JOSÉ EXPEDITO DE CARVALHO, 95 - B. JARDIM BRASIL</p> <p>POUSO ALEGRE - MINAS GERAIS</p>	<p>DISCIPLINA: PLUVIAL</p> <p>FASE DO PROJETO: EXECUTIVO</p> <p>FOLHA Nº: 01/01</p>
<p>ASSUNTO: PROJETO DE DRENAGEM PLUVIAL</p> <p>PLANTA TERREO, PLANTA COBERTURA, LISTA DE MATERIAIS</p>	<p>DATA INICIAL: 30/05/2022</p> <p>ESCALA: INDICADA</p> <p>REVISÃO: ROO</p> <p>ARQUIVO: DAC-PMPA-UJB-PE-PLU-ROO.DWG</p>