



**PLANTA BAIXA – TÉRREO**  
 ÁREA 207,20m<sup>2</sup>  
 ESCALA 1:100

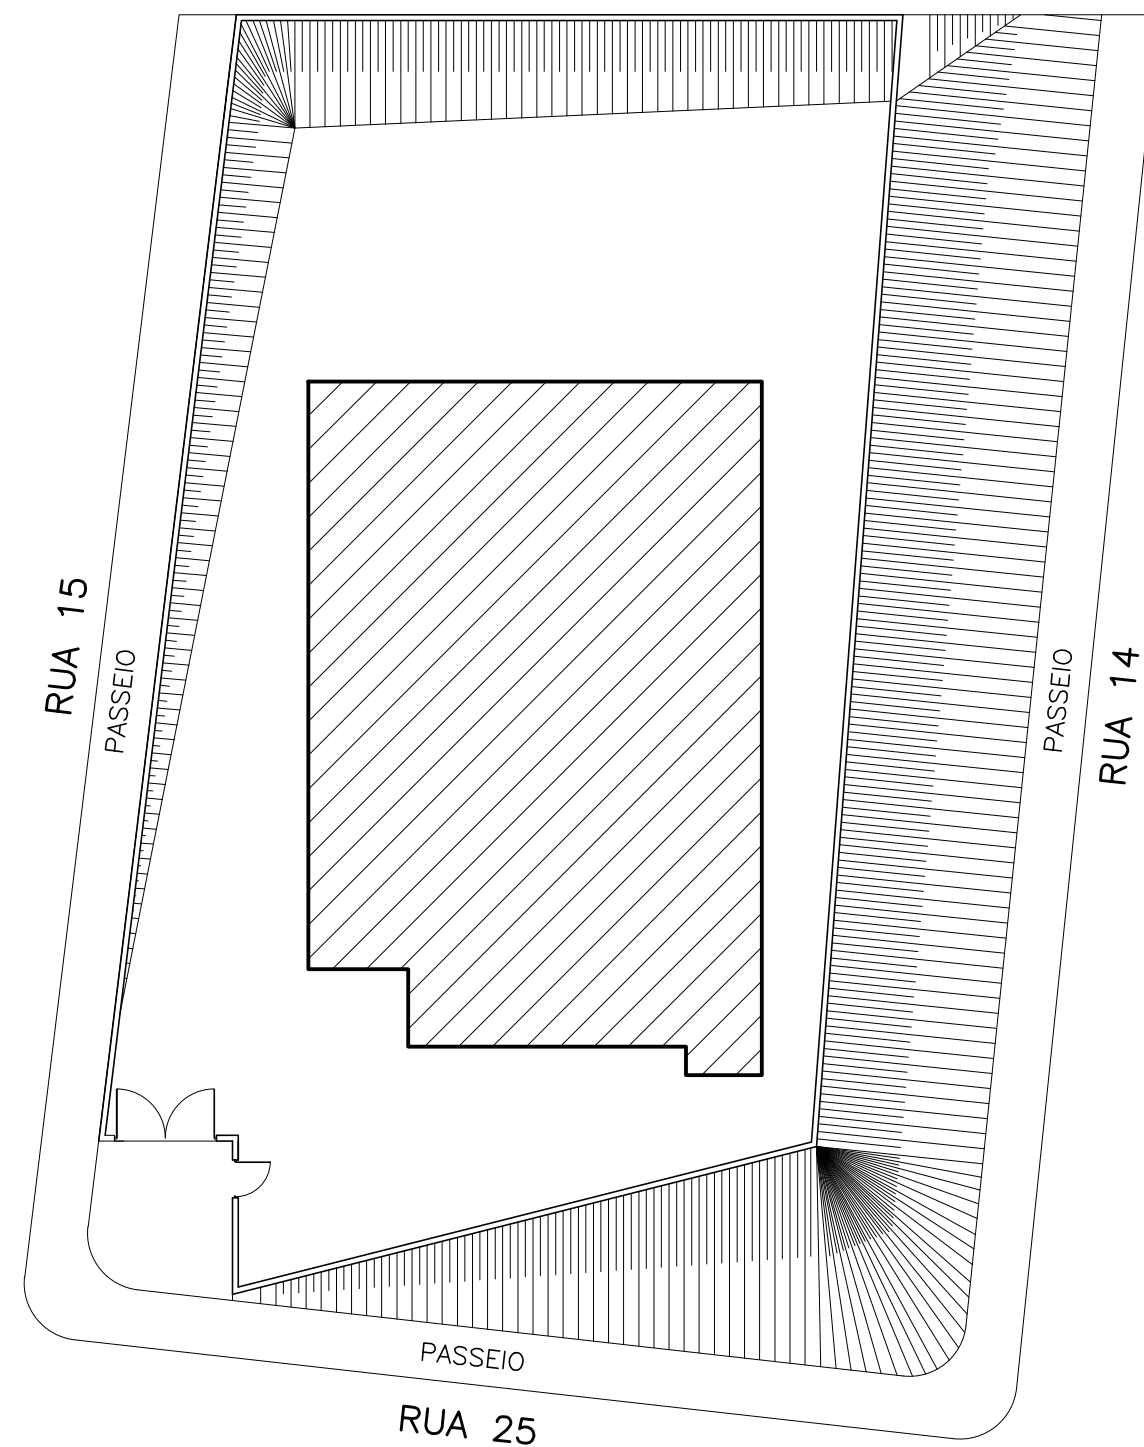

**PLANTA DE SITUAÇÃO**  
 ESCALA 1:200

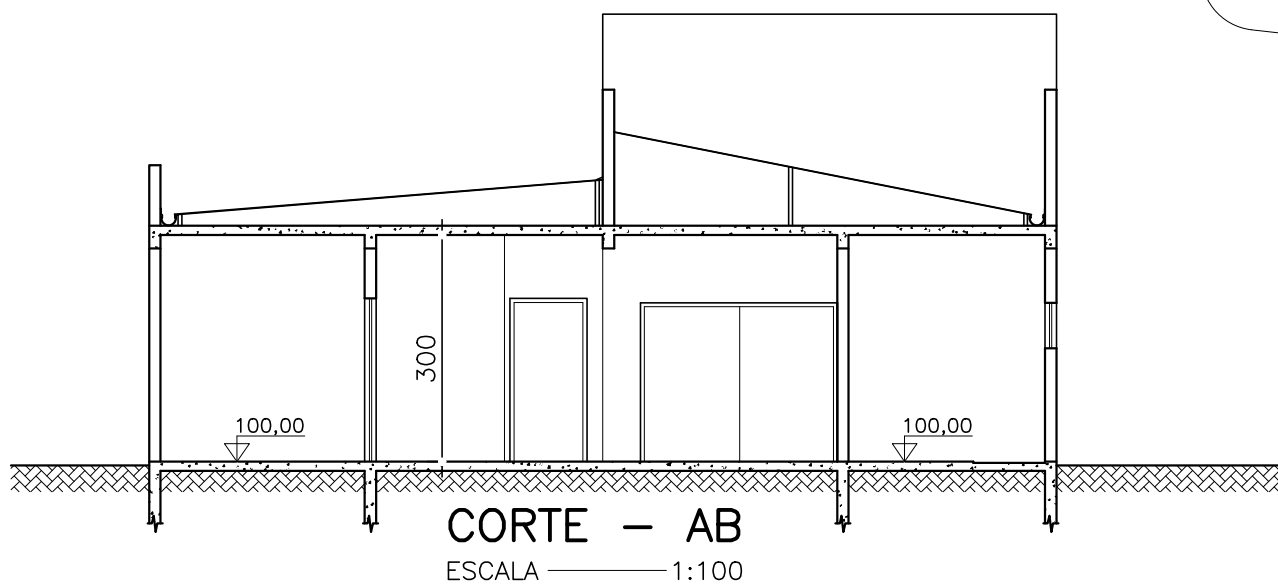

**CORTE – AB**  
 ESCALA 1:100

SINALIZAÇÃO DE ORIENTAÇÃO E SALVAMENTO				
CÓDIGO	SÍMBOLO	SIGNIFICADO	FORMA E COR	APLICAÇÃO
S12		SAÍDA DE EMERGÊNCIA	SÍMBOLO: RETANGULAR FUNDO: VERDE MENSAGEM "SAÍDA" PICTOGRAMA E OU SETA DIRECIONAL: FOTOLUMINESCENTE, COM ALTURA DE LETRA SEMPRE ≤ 50mm	INDICAÇÃO DA SAÍDA DE EMERGÊNCIA, COM OU SEM COMPLEMENTAÇÃO DO PICTOGRAMA FOTOLUMINESCENTE (SETA OU IMAGEM, OU AMBOS) TAMANHO: 300x150mm TAMANHO: 450x150mm
S13				
E5		EXTINTOR DE INCÊNDIO	SÍMBOLO: QUADRADA FUNDO: VERMELHA PICTOGRAMA: FOTOLUMINESCENTE	INDICAÇÃO DE LOCALIZAÇÃO DOS EXTINTORES DE INCÊNDIO TAMANHO: 300x300mm
M1	ESTA EDIFICAÇÃO ESTA DOTADA DOS SEGUINTE SISTEMAS DE PROTEÇÃO CONTRA INCÊNDIOS: - EXTINTORES DE INCÊNDIO - SAÍDAS DE EMERGÊNCIA - SINALIZAÇÃO DE EMERGÊNCIA - ILUMINAÇÃO DE EMERGÊNCIA EDIFICAÇÃO EM ESTRUTURAS DE CONCRETO ARMADO EM CASO DE EMERGÊNCIA: LIGUE 193 – CORPO DE BOMBEIROS LIGUE 190 – POLÍCIA MILITAR		SÍMBOLO: QUADRADA OU RETANGULAR FUNDO: COR CONTRASTANTE COM A MENSAGEM PICTOGRAMA: MENSAGEM ESCRITA REFERENTE AOS SISTEMAS DE PROTEÇÃO CONTRA INCÊNDIO EXISTENTES NA EDIFICAÇÃO, O TIPO DE ESTRUTURA E OS TELEFONES DE EMERGÊNCIA	NA ENTRADA PRINCIPAL DA EDIFICAÇÃO TAMANHO: 500x500mm

**NOTA**  
 O SISTEMA DE SINALIZAÇÃO DE EMERGÊNCIA ATENDERÁ AO CONTIDO NA INSTRUÇÃO TÉCNICA N°15 DO CBMMG.

**NOTAS – INSTALAÇÃO DE EXTINTORES**


- A SINALIZAÇÃO DEVERÁ SER FIXADA NA PAREDE LOGO ACIMA DO EQUIPAMENTO PODENDO SER CONFECCIONADA EM CHAPAS METÁLICAS, DE MADEIRAS, FIBRA OU ENTÃO PINTADA.
- NA INSTALAÇÃO DE EXTINTORES NO PILOTIS (GARAGEM) DEVERÁ SER IMPLANTADA TAMBÉM A SINALIZAÇÃO DE PISO (CONFORME DESENHO ABAIXO).
- MEDIDAS DADAS EM CENTÍMETROS, EXCETO ONDE INDICADO.
- TODOS OS EXTINTORES E HIDRANTES DEVERÃO FICAR DESOBSTRUIDOS APÓS A INSTALAÇÃO.

SIMBOLOGIA	
	EXTINTOR CARGA DE PÓ ABC 2-A 20B:C 4kg
	PONTO DE ILUMINAÇÃO DE EMERGÊNCIA
	DIREÇÃO DO FLUXO DA ROTA DE FUGA
	SAÍDA FINAL DA ROTA DE FUGA


QUADRO DE ÁREAS	
PLANTA BAIXA TÉRREO	207,20m <sup>2</sup>
<b>ÁREA TOTAL</b>	<b>207,20m<sup>2</sup></b>

**NOTAS – INSTALAÇÃO DE LUMINÁRIAS**

- ELETRODUTO DE PVC SEMI-RÍGIDO Ø19mm.
- FIAÇÃO ANTICHAMA # 2,5mm<sup>2</sup>.
- LUMINÁRIAS DO TIPO "BLOCO AUTÔNOMO".
- MEMORIAL EM ANEXO.

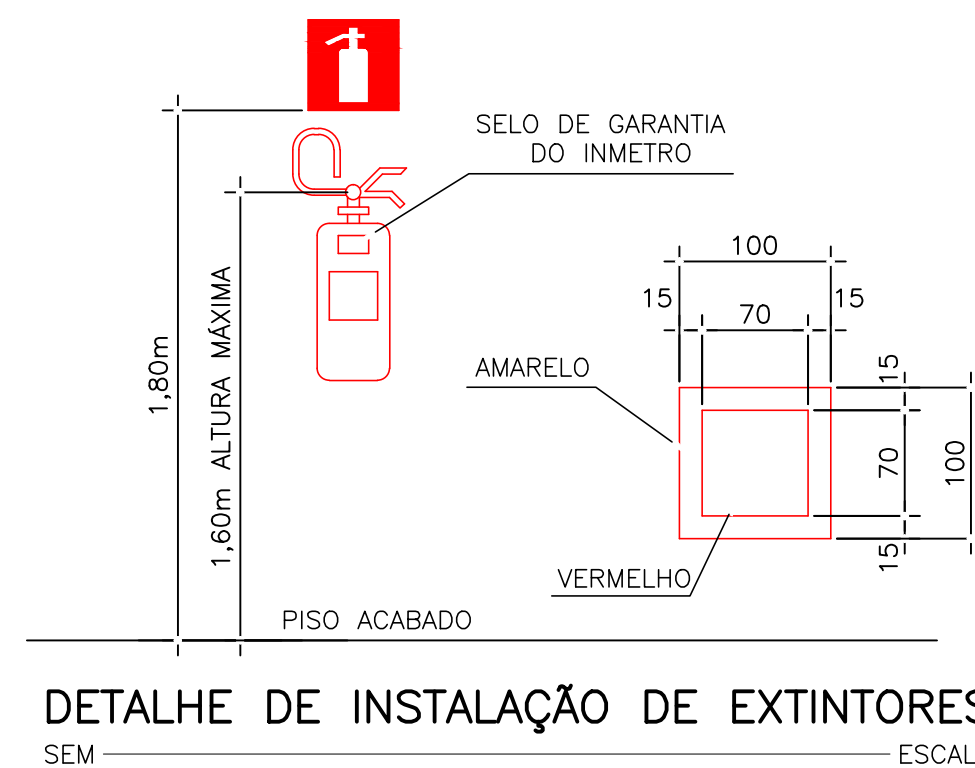

**DETALHE DE INSTALAÇÃO DE EXTINTORES**  
 SEM ESCALA

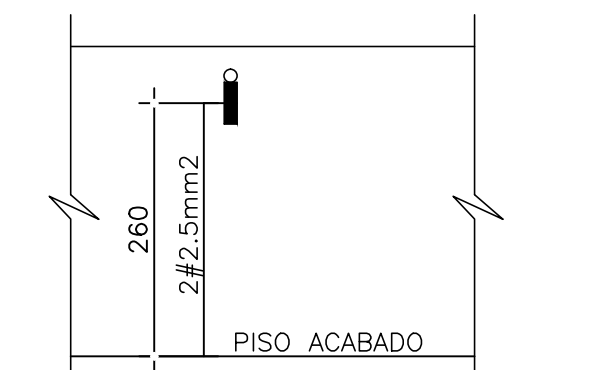

**DETALHE DE ILUMINAÇÃO DE EMERGÊNCIA**  
 SEM ESCALA

ARQUIVO  
 APLICAÇÃO  
 CLASSIFICAÇÃO

a				
b				
c				
	DATA	EXECUT.	VISTO	APROV.
<b>ALTERAÇÕES</b>				

**NOTA**

PROPRIETÁRIO:  
 PREFEITURA MUNICIPAL DE POUSO ALEGRE-MG  
 CNPJ 18675983/0001-21  
 RESPONSÁVEL PELO USO:  
 CRAS CENTRO DE REFERÊNCIA EM ASSISTÊNCIA SOCIAL  
 RUA 25 S/N BAIRRO CIDADE JARDIM  
 CEP 37.550-000 POUSO ALEGRE - MG

**ONEPP** consultoria

R.T.	CREA:
ANNA PAOLA MOURA GALDINO	89844/D-MG
PROPRIETÁRIO	CNPJ
PREFEITURA MUNICIPAL DE POUSO ALEGRE	18675983/0001-21
DES.	DATA
LUIZ CARLOS	ARQ/2015

PREFEITURA MUNICIPAL DE POUSO ALEGRE

**CRAS – CIDADE JARDIM**  
 PROJETO DE SEGURANÇA CONTRA INCÊNDIO E PÂNICO  
 PROJETO TÉCNICO

ESCALA	INDICADA
Nº	
FOLHA	01 DE 01
INC.	