


PLANTA BAIXA INSTALAÇÕES SANITÁRIAS TÉRREO
ESCALA 1:50

ESTRADA MUNICIPAL

Lista de Materiais	
Esgoto	
Caixas de Passagem	
Caixa de inspeção de esgoto sifonada CES-60x60 cm	5 pc
PVC Acessórios	
Caixa sifonada 100x100x50	11 pc
150x150x50	7 pc
Raio sifonado alt. reg. saída 40 100 mm - 40 mm	2 pc
Sifão de copo p/ pia e lavatório 1" - 1.1/2"	22 pc
1" - 2"	1 pc
Sifão flexível c/ Adaptador 1.1/2" - 1.1/2"	2 pc
Valvula p/ lavatório e tanque 1"	2 pc
Valvula p/ pia 1"	22 pc
Valvula p/ tanque 1.1/2"	1 pc
PVC Esgoto	
Curva 90 curta 40 mm	26 pc
Joelho 45 100 mm	5 pc
40 mm	17 pc
50 mm	21 pc
Joelho 90 100 mm	6 pc
50 mm	7 pc
Joelho 90 c/anel p/ esgoto secundário 40 mm - 1.1/2"	24 pc
Junção simples 100 mm - 50 mm	14 pc
100 mm - 100 mm	1 pc
50 mm - 50 mm	2 pc
75 mm - 50 mm	1 pc
Luva simples 100 mm	14 pc
50 mm	6 pc
75 mm	1 pc
Redução excêntrica 75 mm - 50 mm	1 pc
Tubo rígido c/ ponta lisa 100 mm - 4"	62.87 m
150 mm - 6"	1.5 m
40 mm	40.01 m
50 mm - 2"	36.06 m
75 mm - 3"	0.91 m
Tê sanitário 100 mm - 50 mm	1 pc
50 mm - 50 mm	4 pc
Unidades de tratamento	
Alça	2 pc
Ferro	2 pc
Argamassa	0.32 m ³
Brita n°3	0.19 m ³
n°4	7 m ³
Concreto	1.6 m ³
Concreto	1.6 m ³
Tampa	1 pc
Hermética	1 pc
Tijolo	159 pc
Furado	159 pc
Ventilação	
PVC Esgoto	
Joelho 45 50 mm	5 pc
Tubo rígido c/ ponta lisa 50 mm - 2"	22.53 m
Terminal de ventilação 50 mm	5 pc

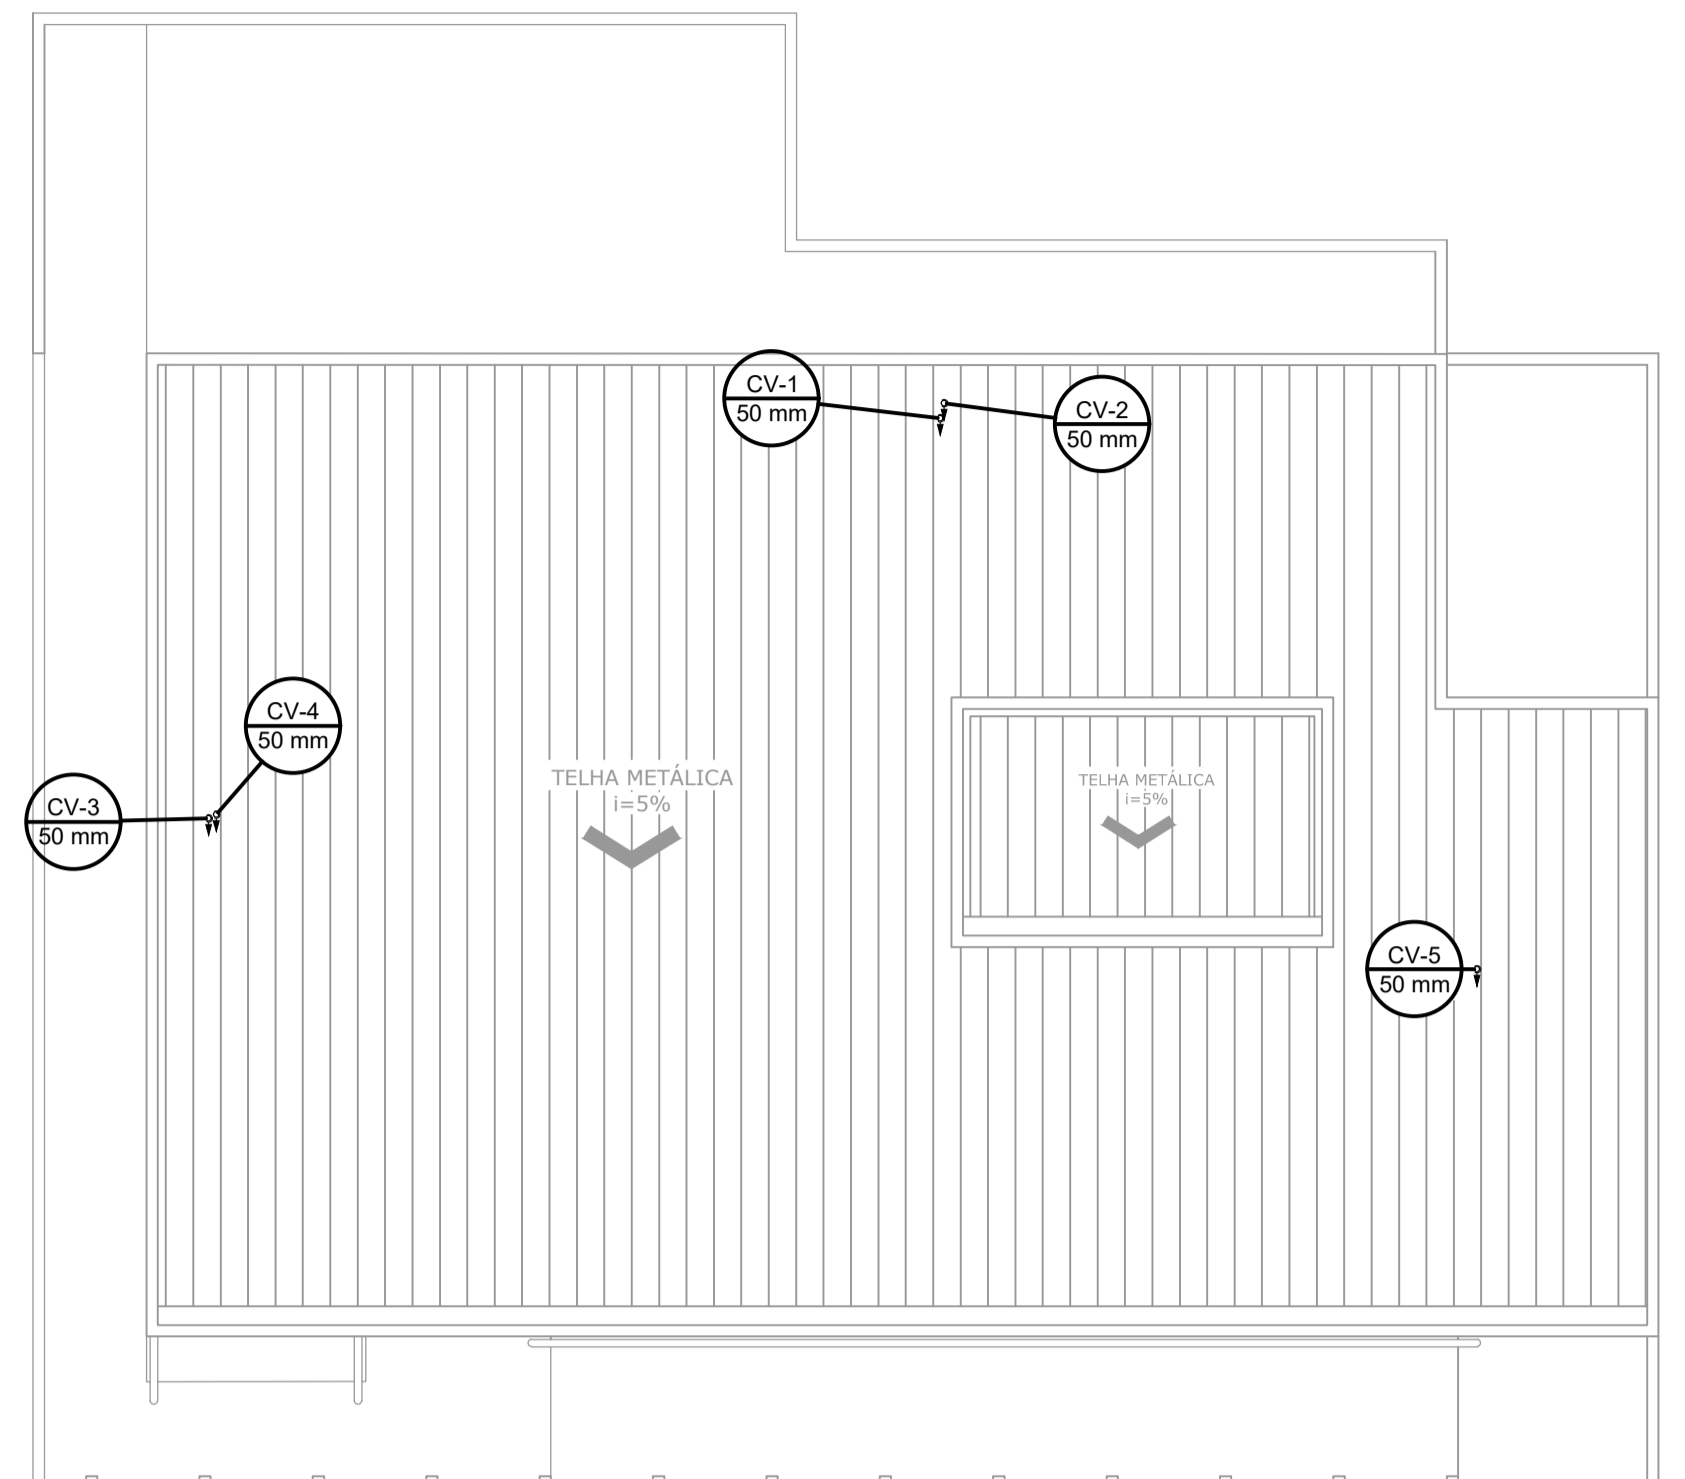

PLANTA BAIXA INSTALAÇÕES SANITÁRIAS COBERTURA
ESCALA 1:100

- NOTAS:
1. TODOS OS TUBOS E CONEXÕES DA REDE DE ESGOTO SANITÁRIO SERÃO EM PVC RÍGIDO;
 2. ADOTAR DECLIVIDADE MÍNIMA DE 2% PARA OS TUBOS COM DIÂMETROS ATÉ Ø75MM E 1% PARA TUBOS COM DIÂMETROS ≥ Ø100MM;
 3. A COLUNA DE VENTILAÇÃO DEVE ULTRAPASSAR EM PELO MENOS 30 cm O NÍVEL DA COBERTURA, A FIM DE EVITAR ODORES;
 4. PARA INSTALAR LOUÇAS CONSULTAR AINDA O PROJETO DE ARQUITETURA;
 5. EXECUTAR ESSE PROJETO JUNTAMENTE COM O PROJETO ESTRUTURAL;
 6. ANTES DA CONCRETAGEM PREVER PASSAGEM PARA TUBULAÇÕES DENTRO DOS LIMITES ESTABELECIDOS PELA NBR 6118:2014;

Legenda	
	Caixa Sifonada
	Caixas Inspeção Esgoto Sifonada
	Chuveiro Residencial
	Joelho 45
	Joelho 45- sobre
	Junção simples
	Junção simples c/ redução
	Lavatório Residencial com sifão
	Pia de Cozinha Residencial com Sifão 50mm
	Ramais de Ventilação
	Tanque de Lavar Roupas DN 40mm
	Vaso Sanitário c/ J90°

REV. 00 24/07/19 EMISSÃO INICIAL		DAC
REVISÃO: DATA : DESCRIÇÃO:		RESP.:
		GERÊNCIA DE PROJETOS DENIS DE SOUZA SILVA CREA: MG-127.216/D COORDENAÇÃO DE PROJETOS ALOISIO CAETANO FERREIRA CREA: MG-97.132/D RESPONSÁVEL TÉCNICO ENG. CIVIL FLÁVIA C. BARBOSA CREA: MG-187.842/D PROJETO CAMILA ANDRADE DESENHO CAMILA ANDRADE
EMPREENDIMENTO IMPLANTAÇÃO DA UNIDADE BÁSICA DE SAÚDE CAJURU		
ENDEREÇO ESTRADA DO PANTANO, S/N POUSO ALEGRE – MINAS GERAIS		DISCIPLINA ESGOTO FASE DO PROJETO EXECUTIVO
ASSUNTO PROJETO DE INSTALAÇÃO SANITÁRIA PLANTA BAIXA, LEGENDA E LISTA DE MATERIAIS		FOLHA Nº. 01/02
DATA INICIAL 19/07/2019	ESCALA INDICADA	REVISÃO ROO
ARQUIVO DAC-PMPA-CAJ-PE-ESG-01-ROO.DWG		