


PLANTA DAS INSTALAÇÕES HIDRÁULICAS E SANITÁRIAS
ESCALA 1:50

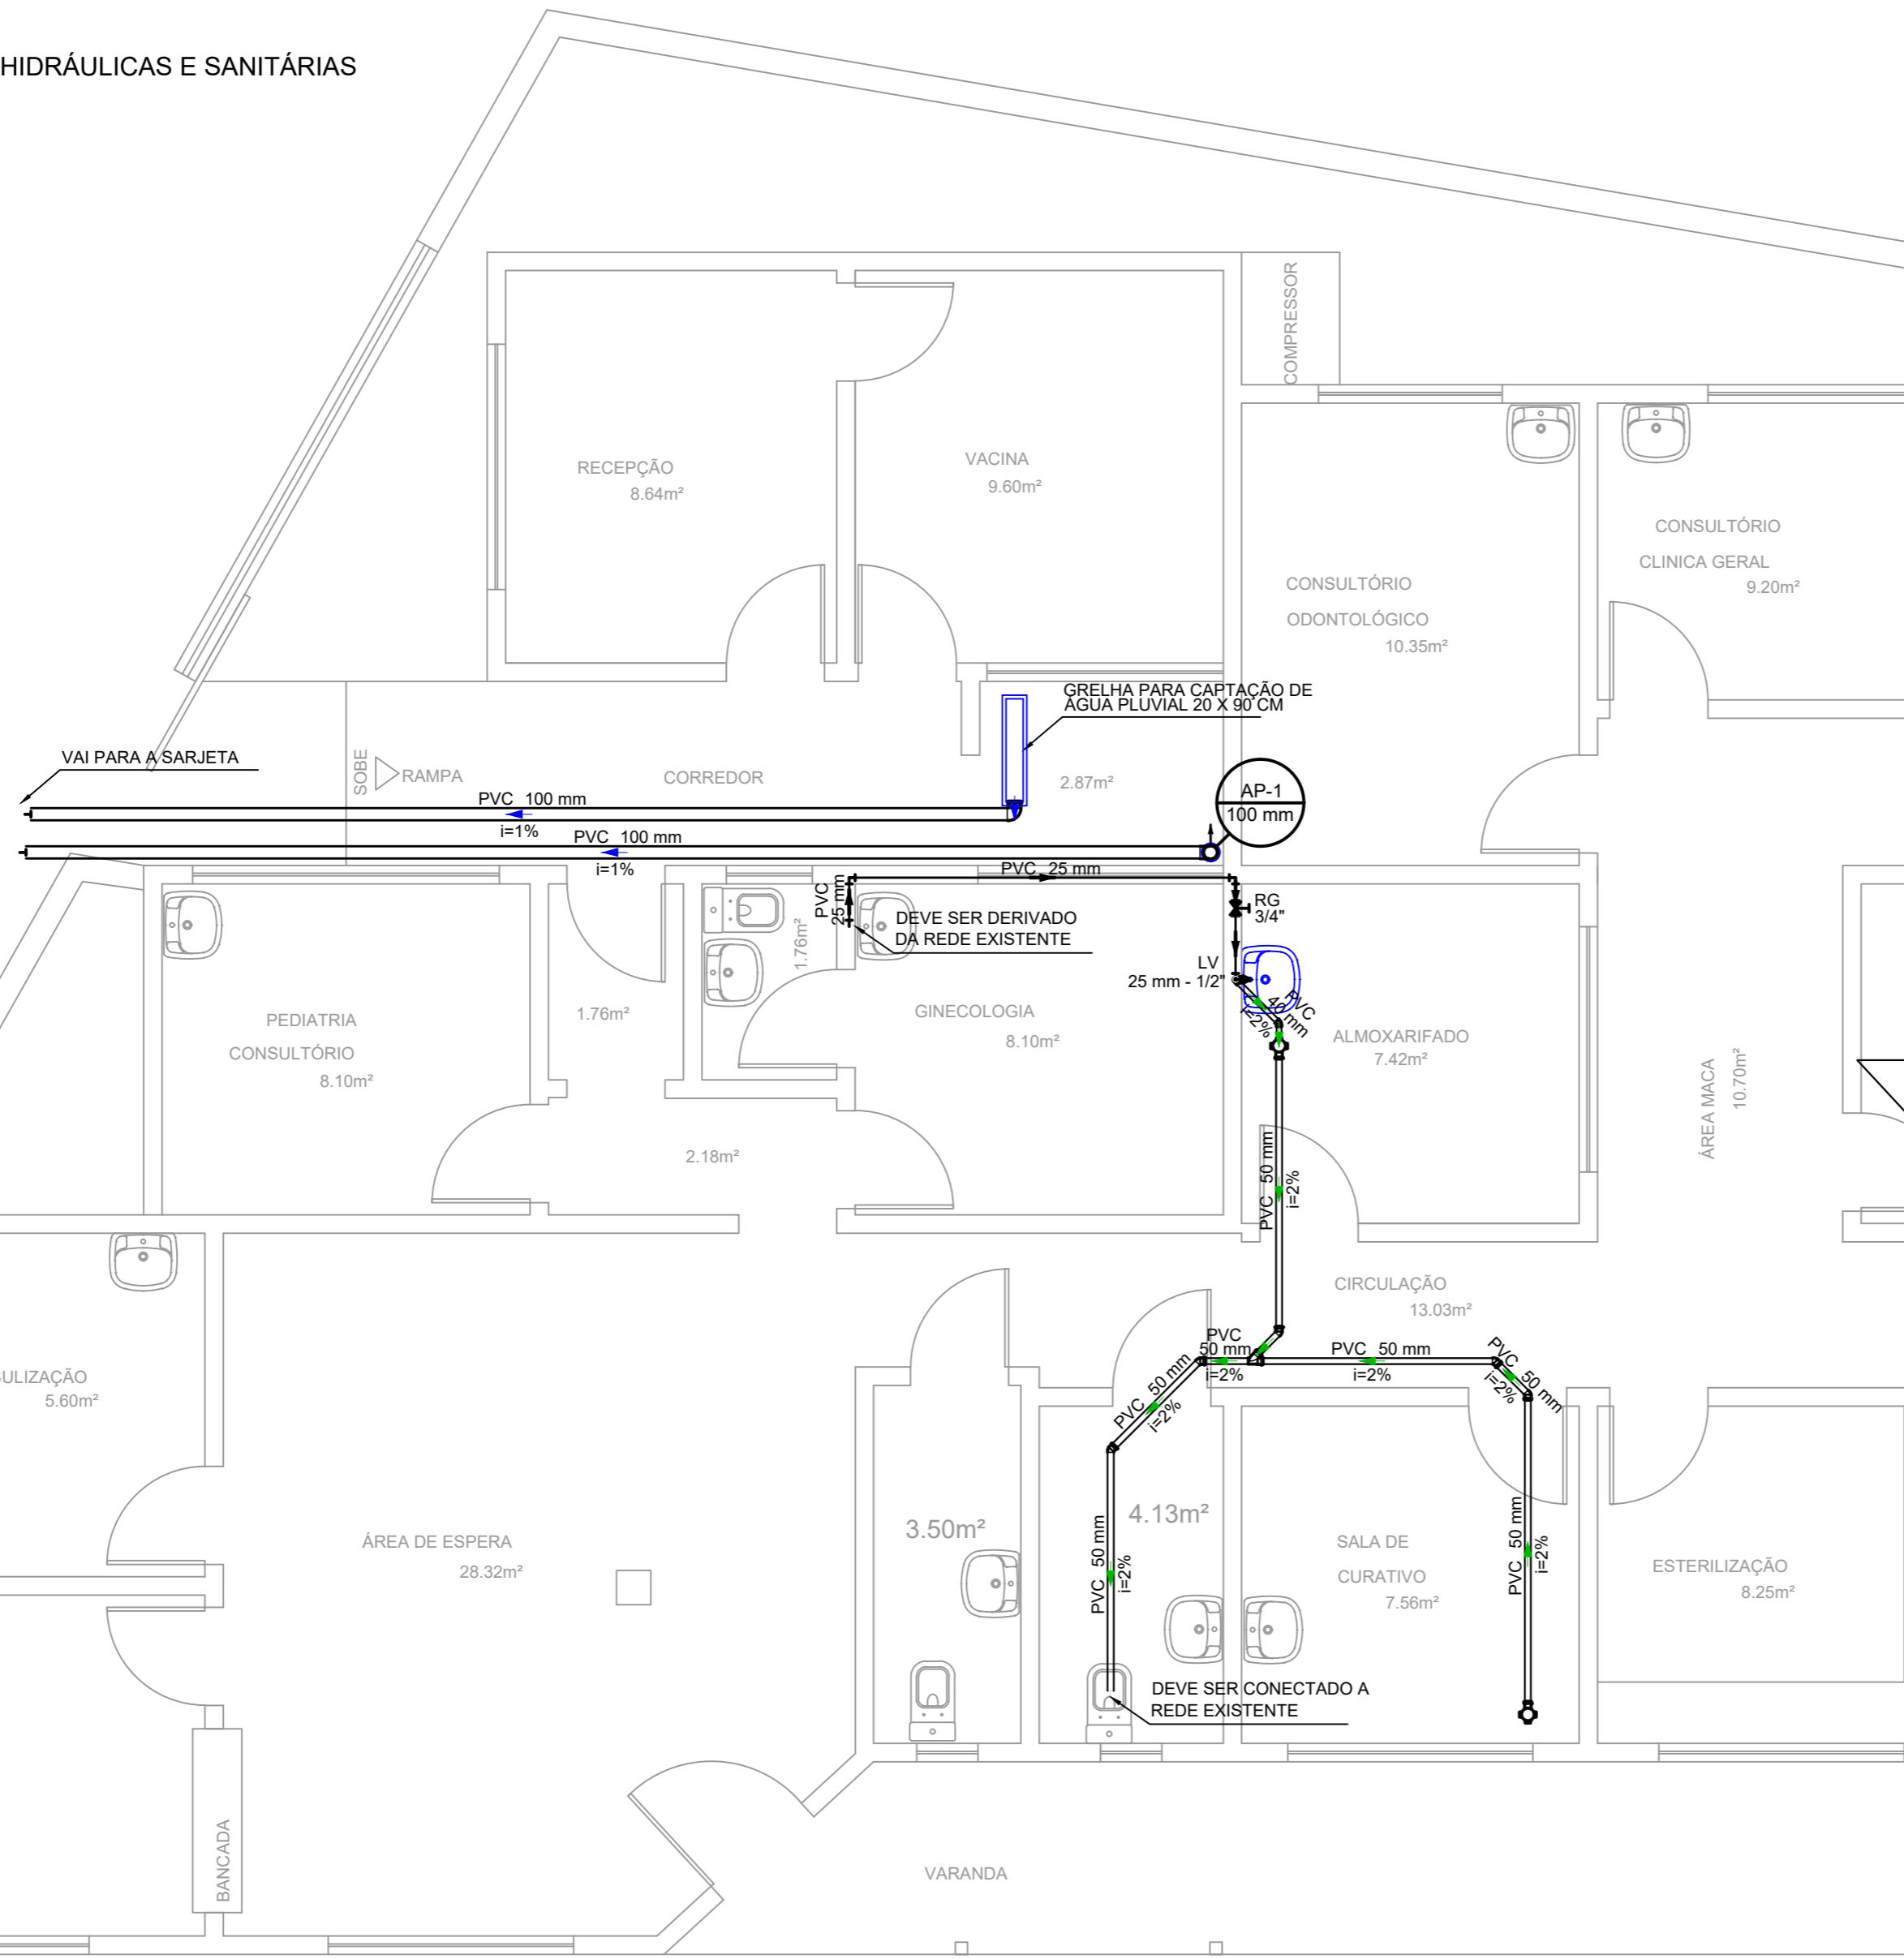

Lista de Materiais	
Água fria	
Aparelho	
Torneira de lavatório 25 mm - 1/2"	1 pç
Metais	
Registro de gaveta c/ canopla cromada 3/4"	1 pç
PVC Acessórios	
Engate flexível plástico 1/2 - 30cm	1 pç
PVC rígido soldável	
Adapt sold. curto c/bolsa-rosca p registro 25 mm - 3/4"	2 pç
Joelho 90° soldável 25 mm	3 pç
Tubos 25 mm	4.37 m
Tê 90 soldável 25 mm	1 pç
PVC soldável azul c/ bucha latão	
Joelho de redução 90° soldável com bucha de latão 25 mm- 1/2"	1 pç

Lista de Materiais	
Esgoto	
PVC Acessórios	
Caixa sifonada 100x100x50	2 pç
Sifão de copo p/ pia e lavatório 1" - 1.1/2"	1 pç
Válvula p/ lavatório e tanque 1"	1 pç
PVC Esgoto	
Curva 90 curta 40 mm	1 pç
Joelho 45 40 mm	1 pç
Joelho 90 50 mm	5 pç
Joelho 90 c/anel p/ esgoto secundário 40 mm - 1.1/2"	1 pç
Junção simples 50 mm - 50 mm	1 pç
Tubo rígido c/ ponta lisa 40 mm	1.22 m
50 mm - 2"	10.44 m
Pluvial	
PVC Esgoto	
Curva 90 curta 100 mm	1 pç
Joelho 90 100 mm	1 pç
Tubo rígido c/ ponta lisa 100 mm - 4"	17.57 m

REVISÃO	DATA	DESCRIÇÃO	RESP.
REV. 01	02/08/19	ATENDIMENTO AO RELATÓRIO DE ANÁLISE	DAC
REV. 00	17/07/19	EMIÇÃO INICIAL	DAC
REVISÃO	DATA	DESCRIÇÃO	RESP.




Prefeitura Municipal
de **Pouso Alegre**

DAC
engenharia

Rua Miguel Vianna, n° 81, Sala 12
Bairro Morro Chic
CEP: 37500-080 - Itajubá / MG
Tel: (35) 3623-5720
www.dacengenharia.com.br

GERÊNCIA DE PROJETOS	DENIS DE SOUZA SILVA	CREA: MG-127.216/D
COORDENAÇÃO DE PROJETOS	ALOISIO CAETANO FERREIRA	CREA: MG-97.132/D
RESPONSÁVEL TÉCNICO	ENG. CIVIL FLÁVIA C. BARBOSA	CREA: MG-187.842/D
PROJETO	DIEGO MOUTINHO CAETANO	
DESENHO	BIANCA BARUK	

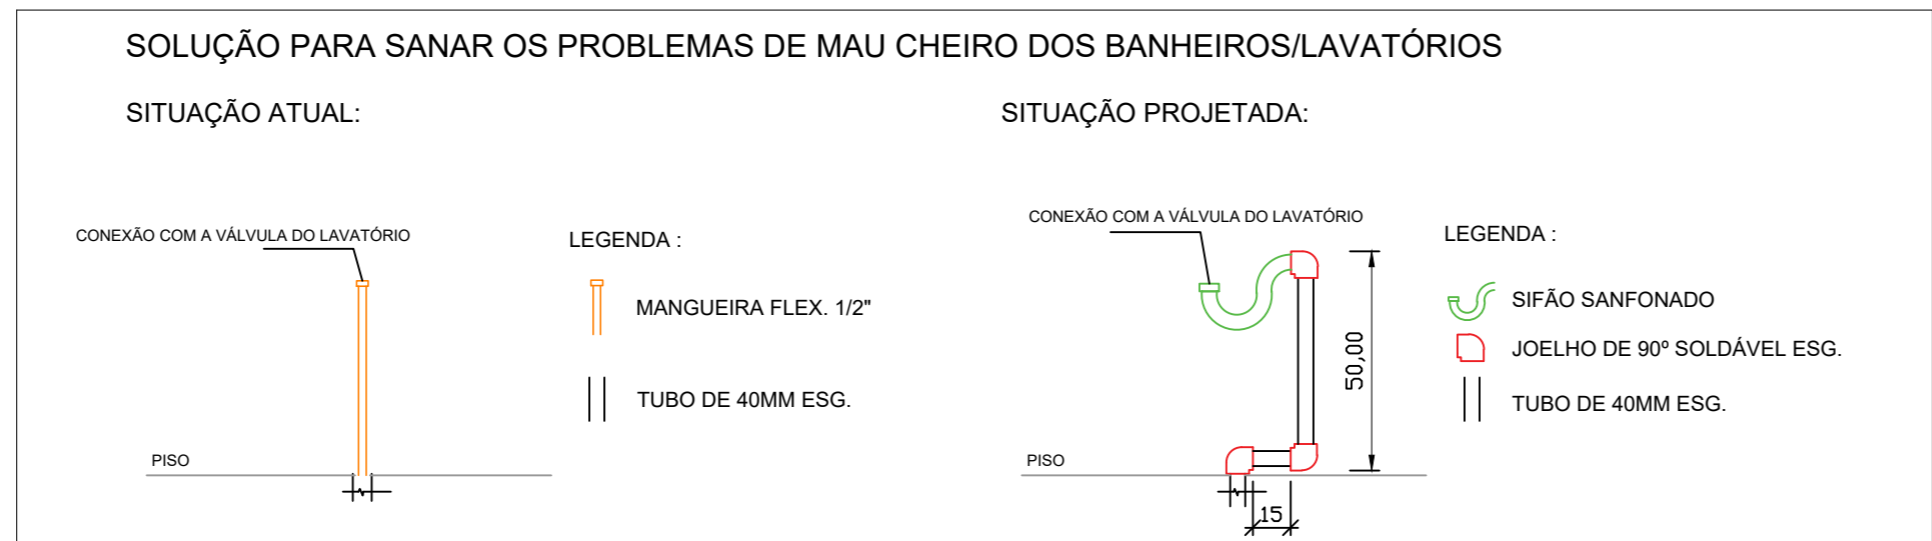

EMPREENDIMENTO			
REFORMA DA UBS JARDIM YARA			
ENDEREÇO		DISCIPLINA	
RUA DAS MARGARIDAS - BAIRRO JARDIM YARA POUSO ALEGRE - MINAS GERAIS		REFORMA	
ASSUNTO		FASE DO PROJETO	
PROJETO DE REFORMA PLANTA BAIXA DAS INSTALAÇÕES HIDRÁULICAS E SANITÁRIAS		EXECUTIVO	
DATA INICIAL		FOLHA N.º	
17/07/2019		02/02	
ESCALA	REVISÃO	ARQUIVO	
1:50 M	R01	DAC-PMPA-UBS-JDYARA-REF-02-02-R01.DWG	