




PROJETO DE INSTALAÇÕES DE DRENAGEM PLUVIAL
ESCALA INDICADA

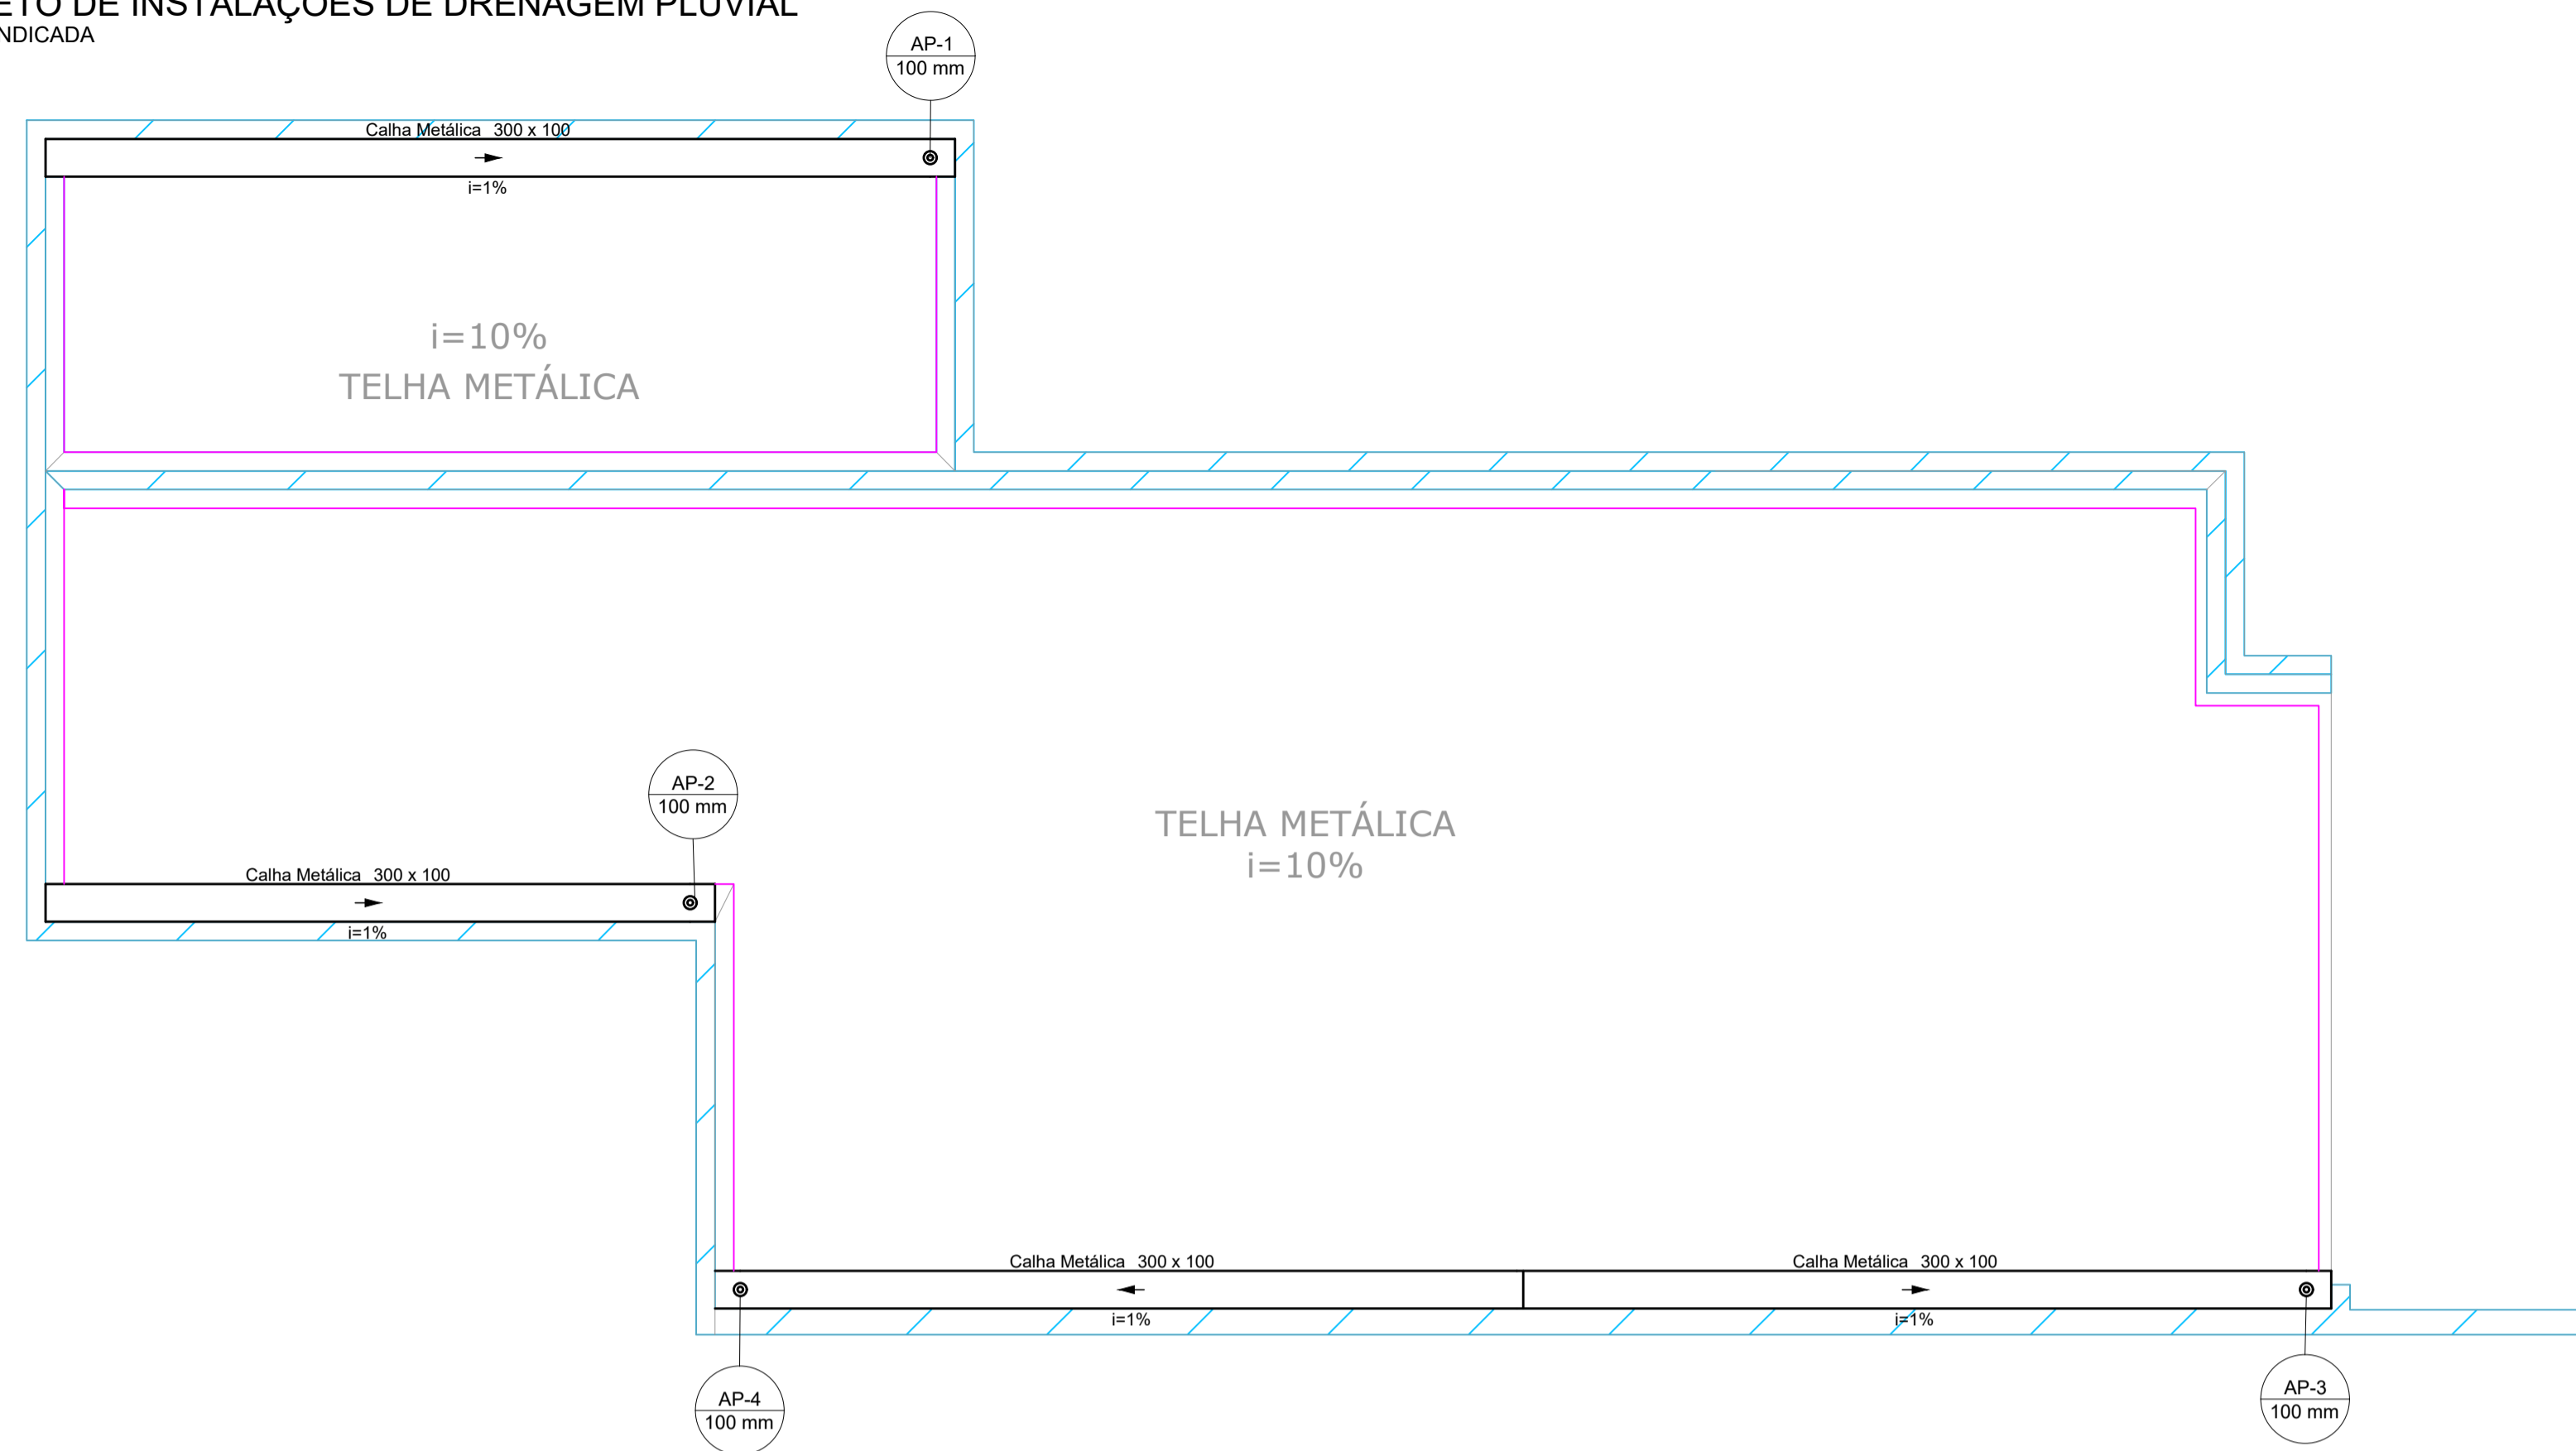

PLANTA BAIXA - COBERTURA
ESCALA 1:50

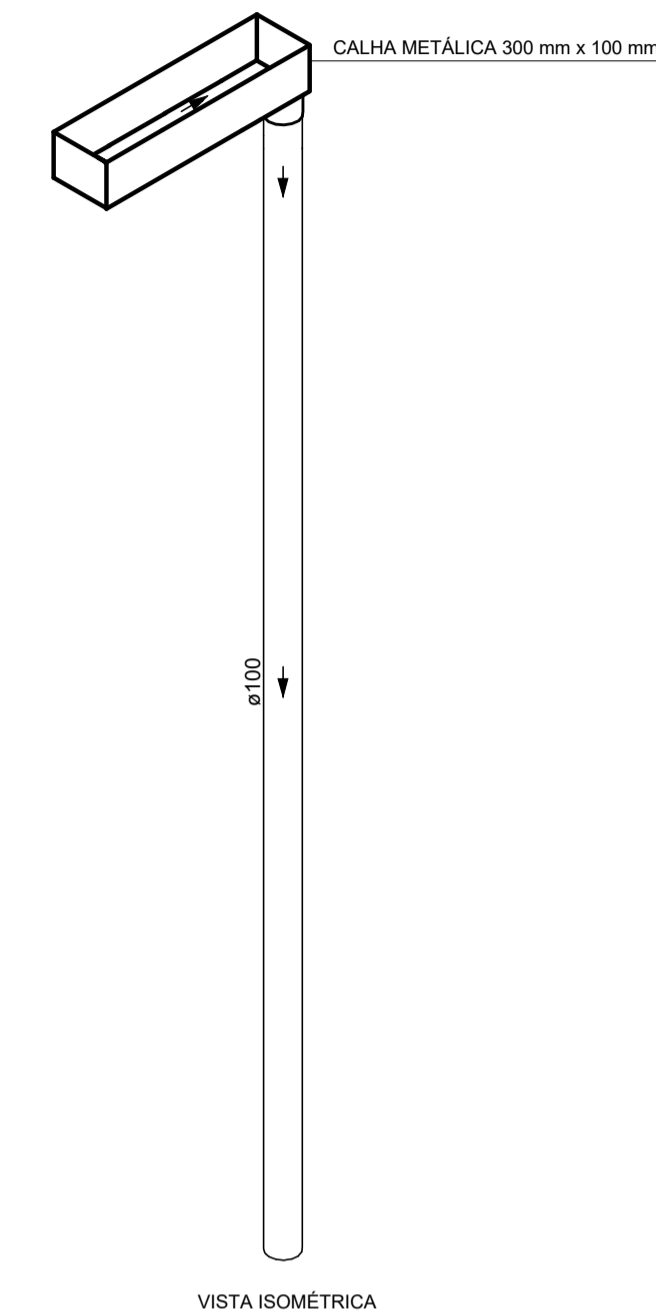

DETALHE DE INSTALAÇÃO DA CALHA
ESCALA 1:25

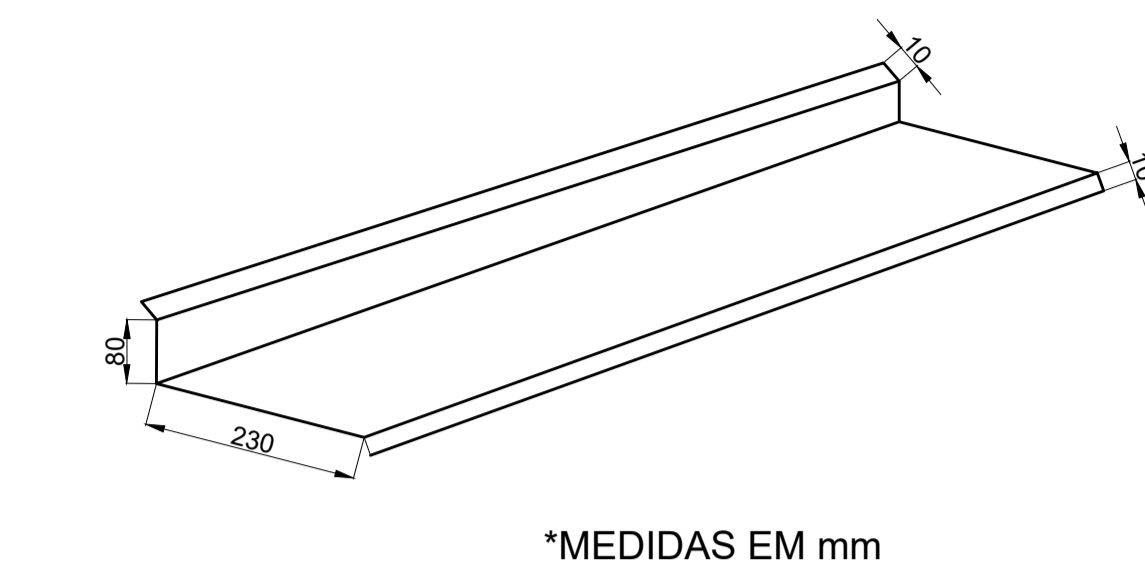

DETALHE DO RUFO EXTERNO
SEM ESCALA


NOTAS:

- OS TELHADOS SERÃO EM TELHA METÁLICA, CONFORME INDICADO NO PROJETO;
- TODA ÁGUA PLUVIAL PROVENIENTE DAS COBERTURAS SERÃO COLETADAS POR CALHAS RETANGULARES DE AÇO GALVANIZADO DE DIMENSÕES 300x100 mm E DEVERÃO TER DECLIVIDADE MÍNIMA DE 1,0% EM DIREÇÃO AOS CONDUTORES VERTICAIS;
- NOS PONTOS DE EMENDA DE CALHA, O AÇO GALVANIZADO DEVE SER DOBRADO DE MODO A GARANTIR A QUEDA D'ÁGUA PARA LADOS OPOSTOS;
- OS CONDUTORES VERTICAIS SERÃO DE PVC TIPO ESGOTO COM ANEL DE BORRACHA, SÉRIE R, E DEVERÃO SER FIXADOS NA PAREDE POR BRAÇADEIRAS PARAFUSADAS;
- TODA TUBULAÇÃO É INDICADA EM mm;
- DESCARTE DAS ÁGUAS PLUVIAIS NA REDE DE DRENAGEM EXISTENTE;
- PROJETO DIMENSIONADO CONFORME NBR 10844/ABNT;
- ADOTOU-SE UM ACRÉSCIMO DE APROXIMADAMENTE 10% NOS QUANTITATIVOS DAS TUBULAÇÕES, EM FUNÇÃO DAS PERDAS DE MATERIAIS E COMPONENTES NOS CANTEIROS DE OBRAS.

LISTA DE MATERIAIS - COBERTURA		
Pluvial		
Calha metálica		
Calha retangular	100 mm x 100 mm	25.53 m
PVC Acessórios		
Ralo abacaxi	100mm	4 pç
PVC série R		
Tubo PVC rígido Série R ponta lisa	100 mm	16.52 m
Acessórios		
Chapim em chapa de aço galv.		75.46 m
Rufo externo	corde 33	42.01 m

LEGENDA DE PEÇAS	
⊙	RALOS PLUVIAIS
▨	RUFO PINGADEIRA
—	RUFO EXTERNO

LISTA DE MATERIAIS - TÉRREO		
Esgoto		
PVC série R		
Joelho 45° Série R	100 mm	5 pç
Joelho 90° Série R	100 mm	4 pç
Tubo PVC rígido Série R ponta lisa	100 mm	12.25 m

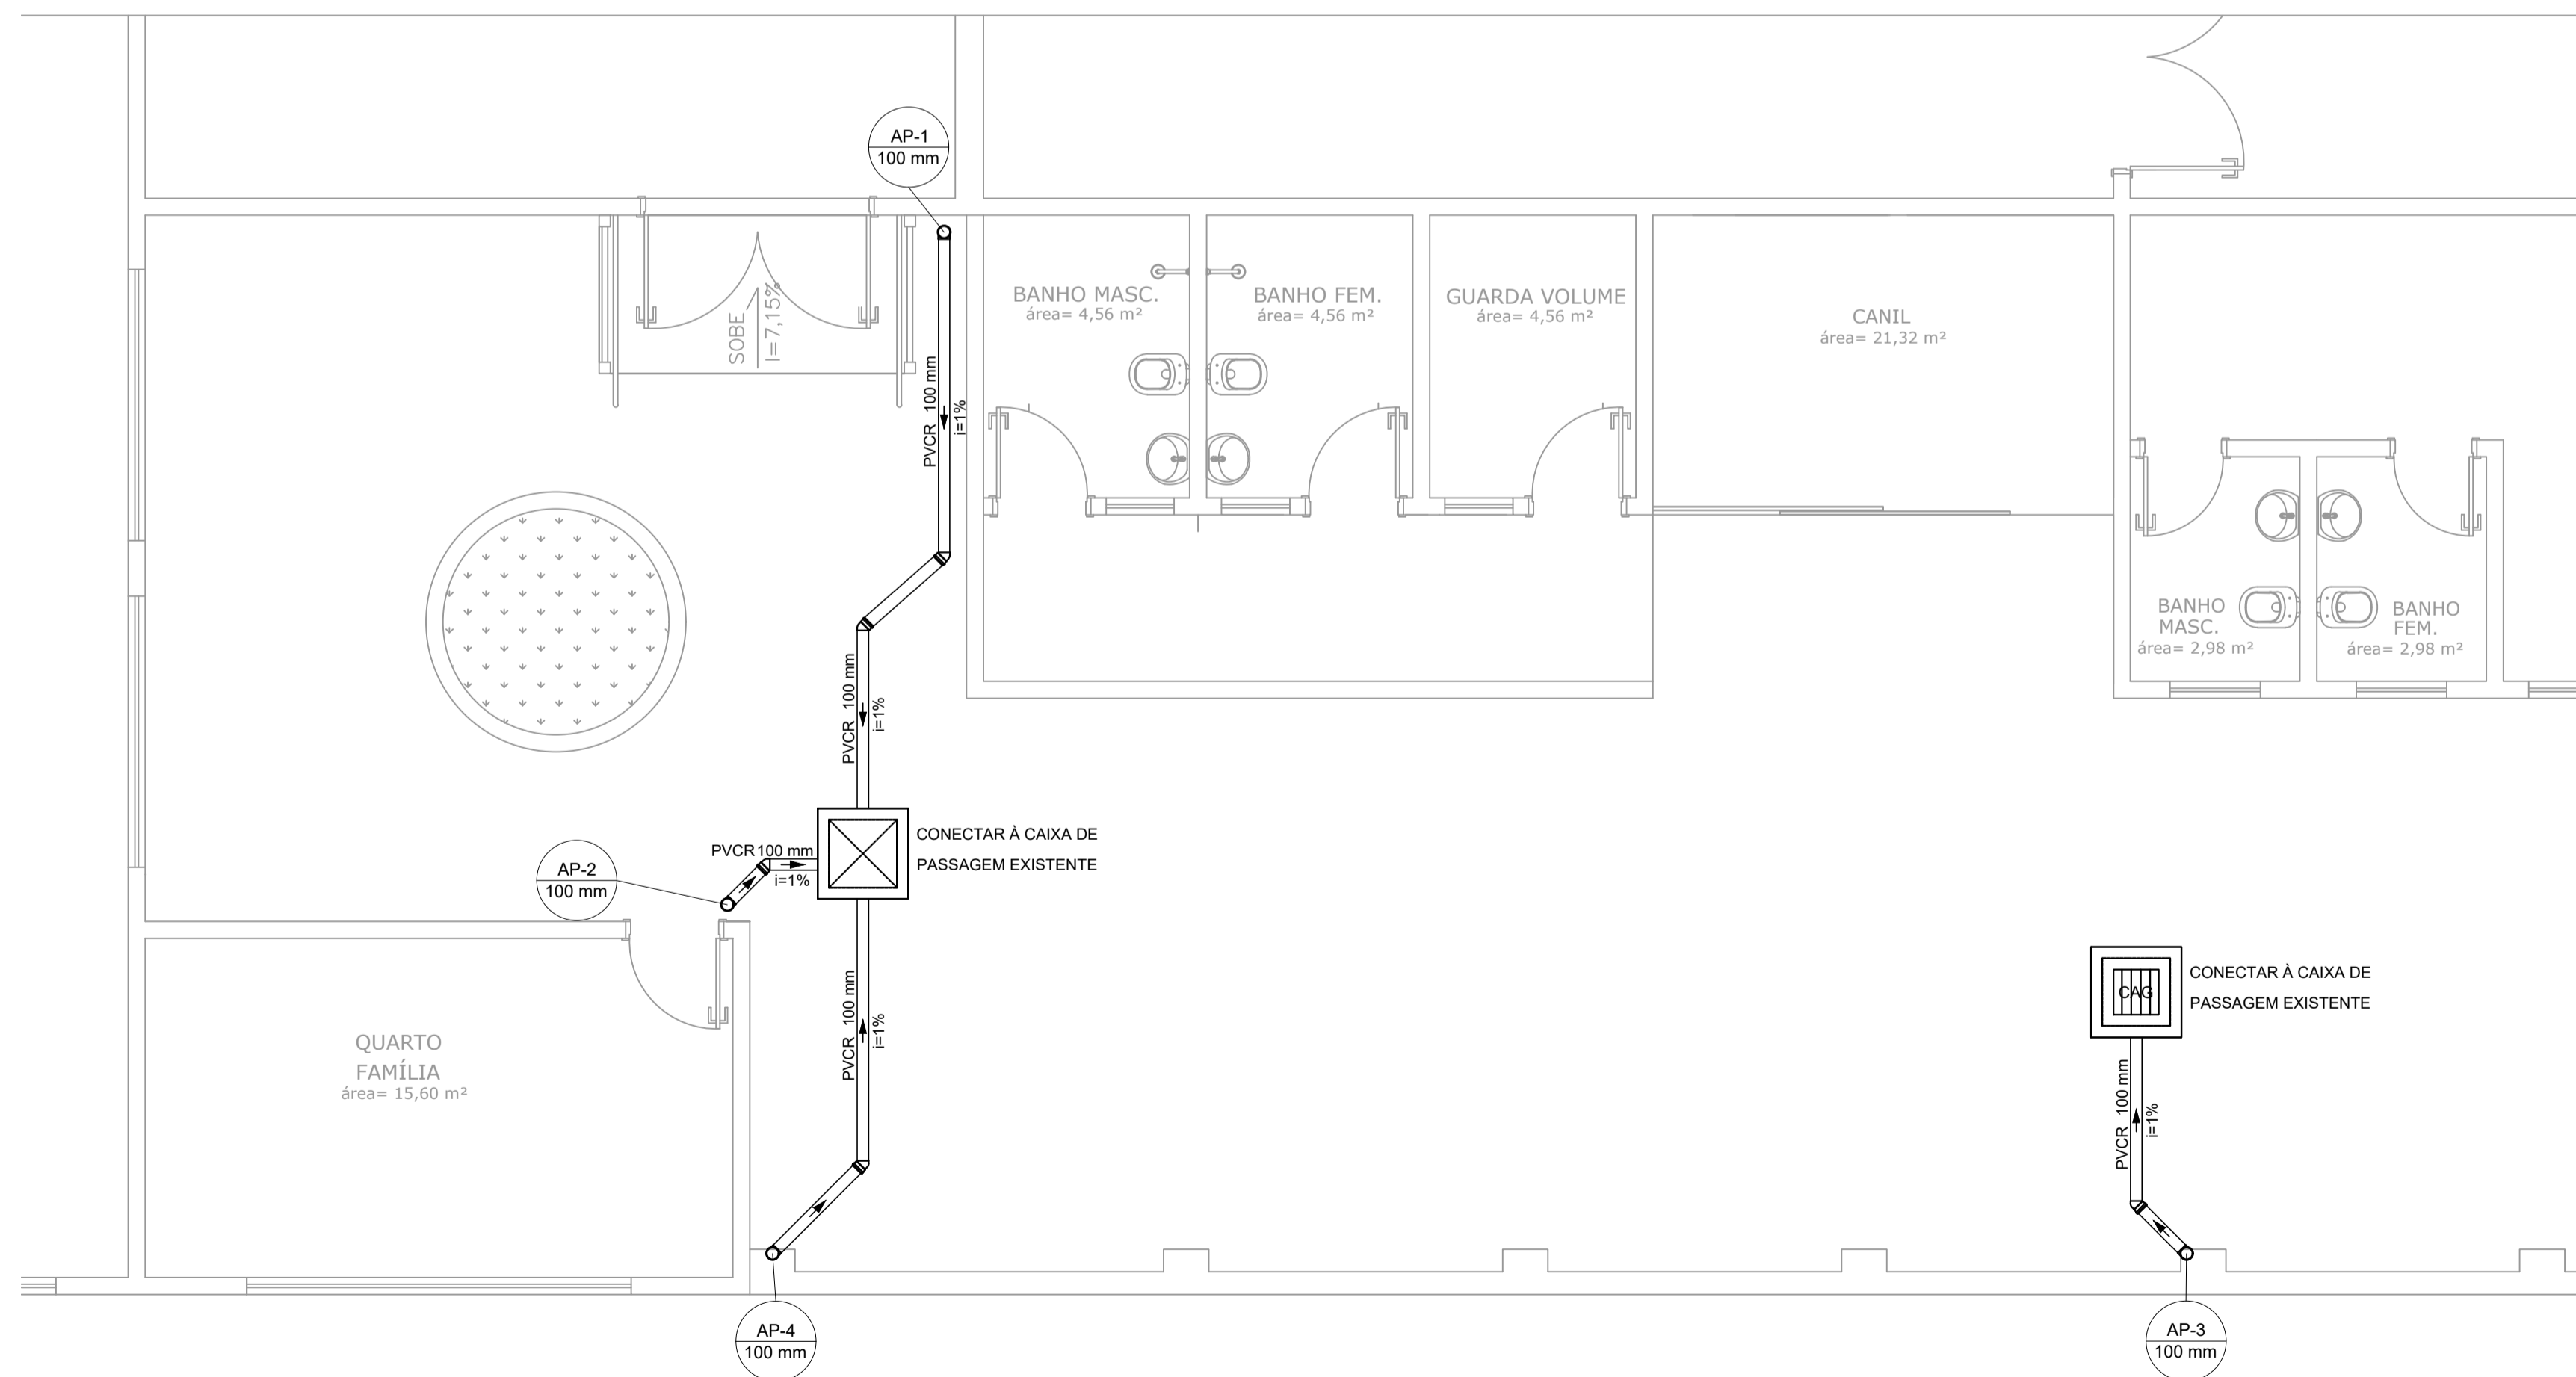

PLANTA BAIXA - TÉRREO
ESCALA 1:50

REV. 00	10/05/24	EMISSÃO INICIAL	DAC
REVISÃO:	DATA:	DESCRIÇÃO:	RESP.:
CLIENTE			
		Prefeitura Municipal de Pouso Alegre	
PROJETO 		COORDENAÇÃO ALOISIO CAETANO FERREIRA	
Rua Cel. Joaquim Francisco, 341, Bairro Varginha CEP: 37501-052 - Itajubá / MG Tel: (35) 2143-9087 www.dacengenharia.com.br		RESPONSÁVEL TÉCNICO E AUTOR ENG. FLÁVIA C. BARBOSA CREA: MG-187.842/D	
EMPREENDIMENTO AMPLIAÇÃO DE COBERTURA DO CEMAPA E CENTRO POP			
ENDEREÇO RUA PROJETADA, BAIRRO SANTA CECÍLIA POUSO ALEGRE - MINAS GERAIS		DISCIPLINA PLUVIAL	
ASSUNTO PROJETO DE INSTALAÇÕES DE DRENAGEM PLUVIAL PLANTAS BAIXAS LISTA DE MATERIAIS		FASE DO PROJETO EXECUTIVO	
		FOLHA N. ÚNICA	
DATA INICIAL	ESCALA	REVISÃO	ARQUIVO
10/05/2024	INDICADA	ROO	DAC-PMPA-COB-CPOP-PE-PLU-ROO.DWG