


PROJETO DE SEGURANÇA CONTRA INCÊNDIO E PÂNICO - REFORMA DO CENTRO DE DISTRIBUIÇÃO DA SECRETARIA DE EDUCAÇÃO

ESCALA INDICADA

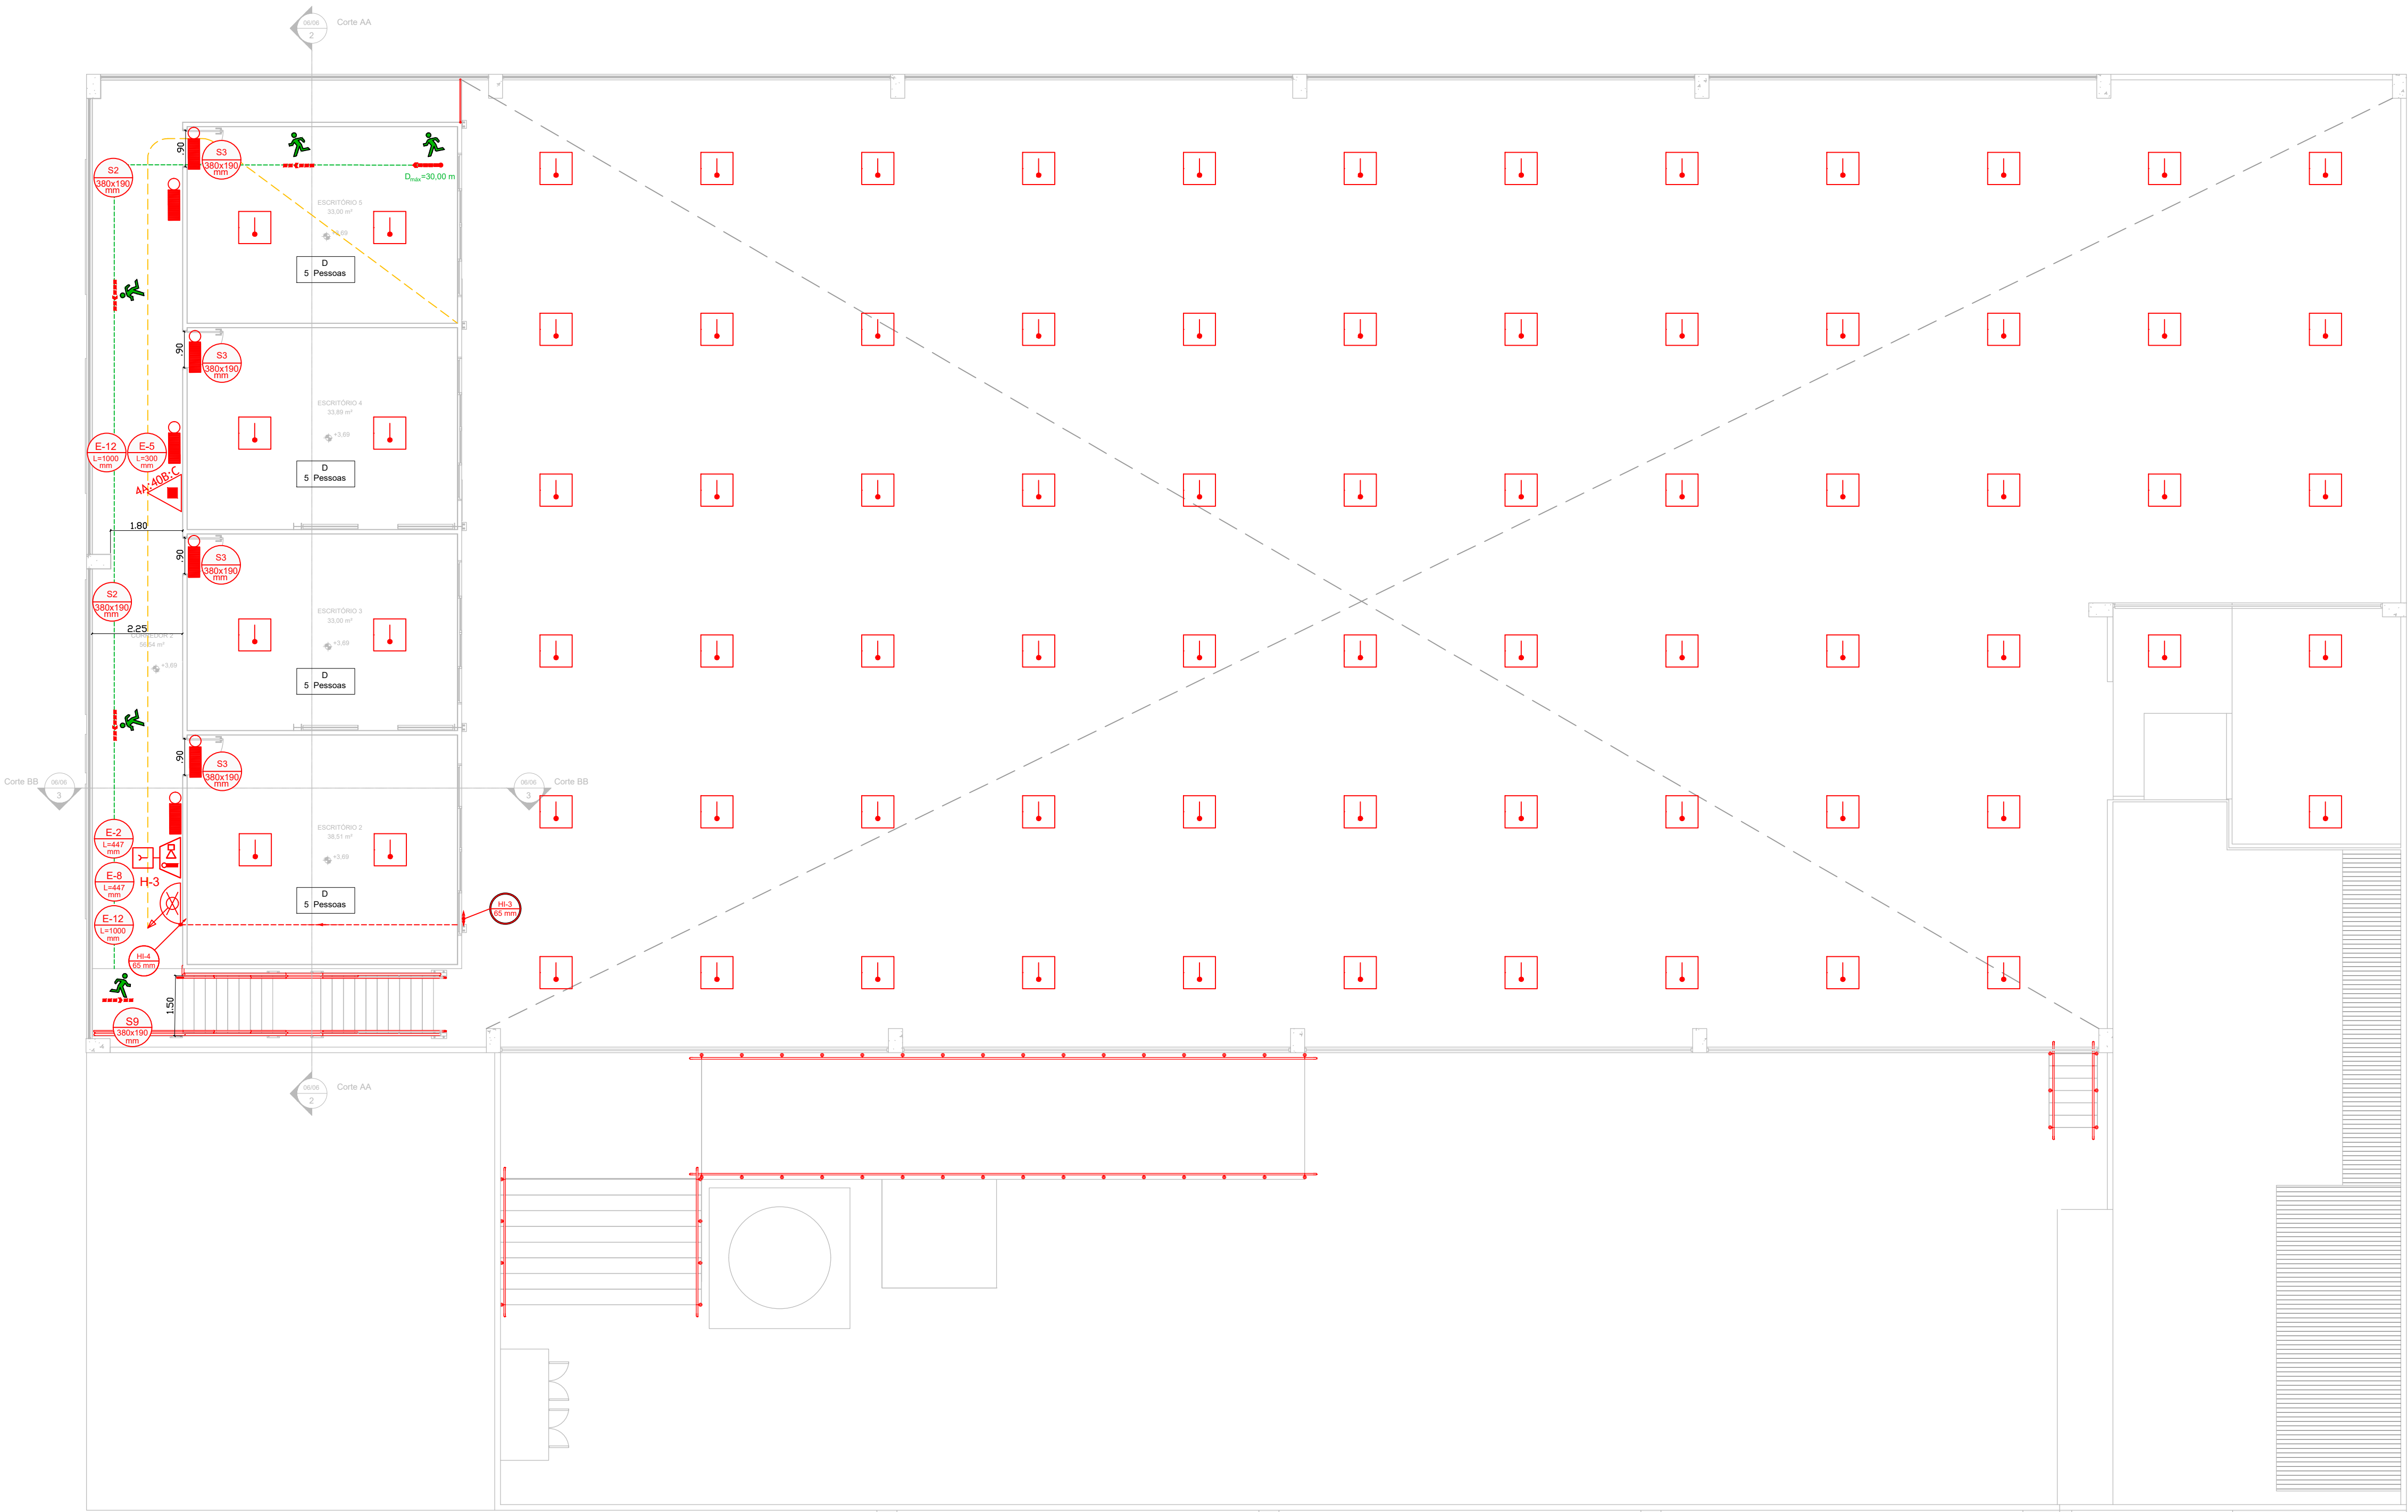

LEGENDA	
—	TUBULAÇÃO APARENTE
---	TUBULAÇÃO ENTERADA
---	ALCANCE MÁXIMO DA MANGUEIRA
---	DISTÂNCIA MÁXIMA A SER PERCORRIDA

PLANTA BAIXA - MEZANINO

Área: 207,65 m²

Escala: 1:100

DADOS PARA DIMENSIONAMENTO DAS SAÍDAS			
DIVISÃO	POPULAÇÃO	CAPACIDADE DA U DE PASSAGEM	
D	UMA PESSOA POR 7,00 m² DE ÁREA	ACESSOS E DESCARGAS	ESCADAS E RAMPAS
		100	60
		100	100
CÁLCULO DE SAÍDAS PARA ACESSOS E DESCARGAS			
N = 20/100 = 0,20 unidades de passagem. Logo, N < 2.			
L = 1,10 metros.			
CÁLCULO DE SAÍDAS PARA ESCADAS E RAMPAS			
N = 20/100 = 0,20 unidades de passagem. Logo, N < 2.			
L = 1,10 metros.			
CÁLCULO DE SAÍDAS PARA PORTAS			
N = 20/100 = 0,20 unidades de passagem. Logo, N < 1.			
L = 0,80 metros.			

 Prefeitura Municipal de Pouso Alegre			
 Rua Cel. Joaquim Francisco, 341, Bairro Varginha CEP: 37501-052 - Itajubá / MG Tel: (35) 2143 - 9087 www.dacengenharia.com.br		COORDENAÇÃO RAFAEL BARBOSA CARREIRA CAU: 00A155411-5 RESPONSÁVEL TÉCNICO E AUTOR ALOISIO CAETANO FERREIRA CREA: MG-97.132/D	
EMPREENHIMENTO			
REFORMA DO CENTRO DE DISTRIBUIÇÃO DA SECRETARIA DE EDUCAÇÃO			
ENDEREÇO		DISCIPLINA	
RUA LUCY VASCONCELOS TEIXEIRA, 45		PSCIP	
BAIRRO MIRANTE DO PARAÍSO, POUSO ALEGRE - MG		FASE DO PROJETO	
ASSUNTO		EXECUTIVO	
PLANTA BAIXA - MEZANINO		FOLHA Nº.	
DIMENSIONAMENTO DAS SAÍDAS DE EMERGÊNCIA		05/06	
DATA INICIAL	ESCALA	REVISÃO	ARQUIVO
28/05/2025	INDICADA	R00	DAC-PMPA-RCD-PE-INCÊNDIO-R00.DWG